


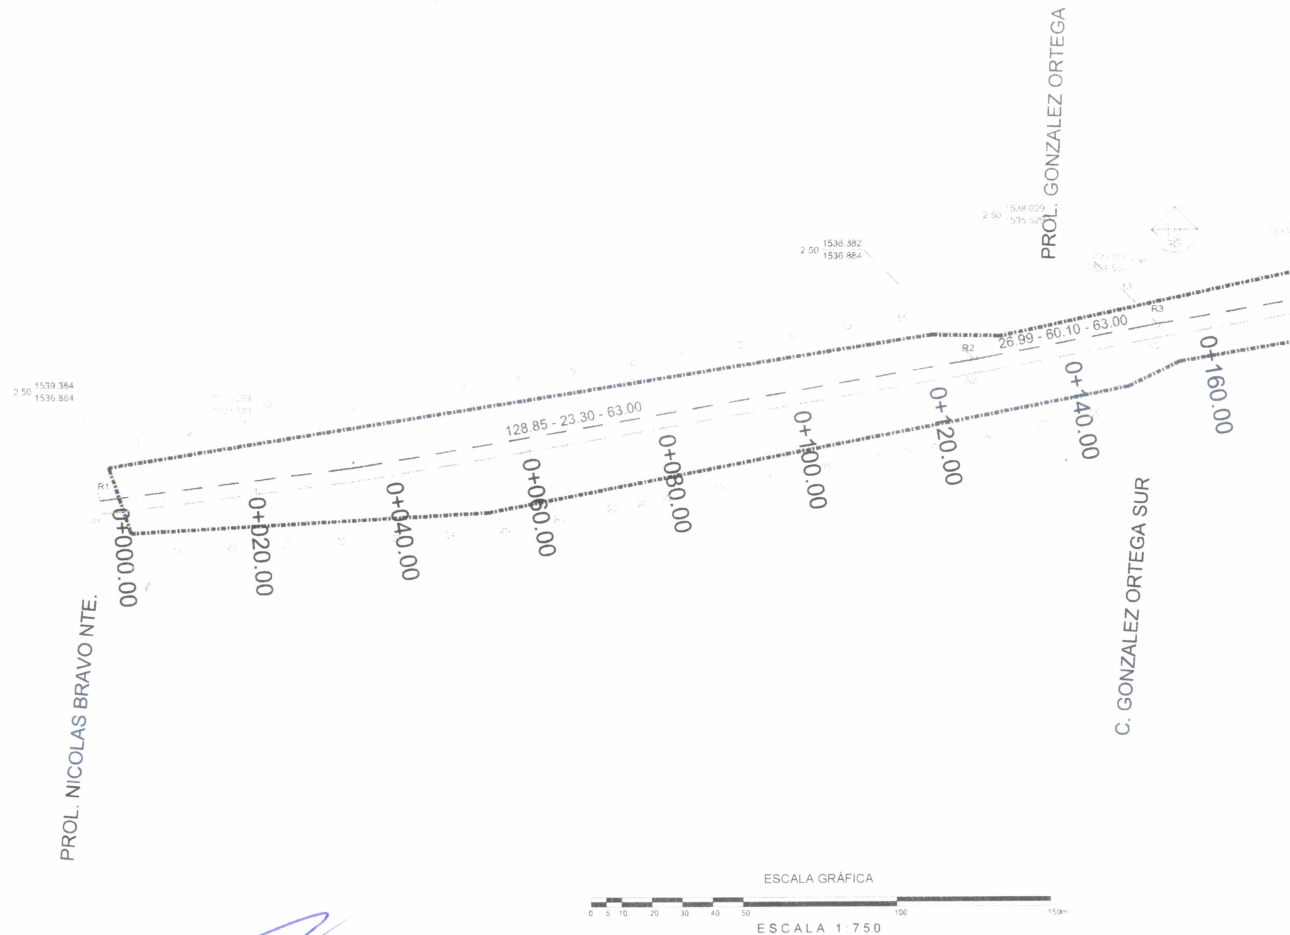

DIRECCION DE OBRAS PUBLICAS

CONCRETOS, ASFALTOS Y CIMENTACIONES EDIR SA DE CV




CAC080111CR8

JUAN DE DIOS ROBLEDO 360 A GUADALAJARA, JAL.
C.P. 44380 TEL. 12019657
correo: manluis@hotmail.com



Jocotepec
Gobierno Municipal
AYUNTAMIENTO
CONSTITUCIONAL DE JOCOTEPEC, JAL.
2018 - 2021
DIRECCION DE OBRAS PUBLICAS

UBICACION

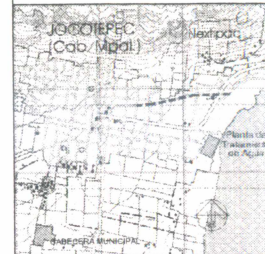

AREA A CONSTRUIR

PROYECTO
REHABILITACION DE IMAGEN URBANA LA CALLE MORELOS
DESDE LA CALLE NICOLAS BRAVO HASTA LA CALLE
RIVERA DEL LAGO

LOCALIDAD
CABECERA MUNICIPAL

CONTENIDO
PROYECTO RED DE DRENAJE SANITARIO

PRESENTE MUNICIPAL
LIC. JOSÉ MIGUEL GÓMEZ LÓPEZ
DIRECTOR DE OBRAS PÚBLICAS
ING. HÉCTOR JESÚS HERNÁNDEZ
TESORERO MUNICIPAL
LIC. P. FRANCISCO DELGADILLO LIMÓN
SINDICO MUNICIPAL
LIC. JUAN JOSÉ RAMÍREZ CAMPOS

OBRA
REHABILITACION DE LINEA DE DRENAJE CON
REPOSICION DE SUPERFICIE DE RODAMIENTO
EN LA CALLE MORELOS DE LA CALLE NICOLAS
BRAVO A GONZALEZ ORTEGA

ESCALA 1:750

FECHA
ENERO DEL 2021

L-UNICA

REVISADO
ARQ. ERG
REVISOR
H. AYUNTAMIENTO
CONSTITUCIONAL DE JOCOTEPEC, JAL.
2018 - 2021