



CROQUIS DE LOCALIZACIÓN REGIONAL


CROQUIS DE LOCALIZACIÓN GEOGRÁFICA



MUNICIPIO DE JOCOTEPEC



**DIRECCION DE OBRAS PUBLICAS**

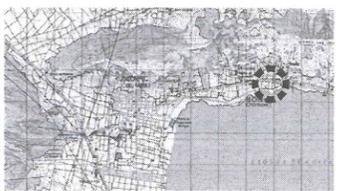 <b>Jocotepec</b> Gobierno Municipal H. AYUNTAMIENTO CONSTITUCIONAL DE JOCOTEPEC, JAL. 2021 - 2024 DIRECCIÓN DE OBRAS PÚBLICAS	
LEVANTAMIENTO DEL ÁREA DEL POZO DE AGUA (EL CHANTE) Y LÍNEA DE LLENADO AL DEPÓSITO DE AGUA, DELEGACIÓN DE EL CHANTE, EN EL MUNICIPIO DE JOCOTEPEC, JALISCO.	
UBICACIÓN	
	
MUNICIPIO DE JOCOTEPEC	
ÁREA A CONSTRUIR	
200.00 m <sup>2</sup>	
PROYECTO DELIMITACIÓN PERIMETRAL, CASETA DE CONTROL Y CLORACIÓN, EQUIPAMIENTO, ELECTRIFICACIÓN Y LÍNEA DE LLENADO DEL POZO DE AGUA EN EL CHANTE AL HASTA EL DEPÓSITO DE AGUA	
LOCALIDAD	
DELEGACIÓN DE EL CHANTE	
CONTENIDO	
MACROLOCALIZACIÓN	
PRESIDENTE MUNICIPAL LIC. JOSÉ MIGUEL GÓMEZ LÓPEZ	
DIRECTOR DE OBRAS PÚBLICAS C. IMELDA KARINA PÉREZ GONZÁLEZ	
TESORERO MUNICIPAL L.C.P. BERTHA MARCELA GÓNGORA JIMÉNEZ	
SÍNDICO MUNICIPAL LIC. CARLOS ALBERTO ZUÑIGA CHACÓN	
OBRA DELIMITACIÓN PERIMETRAL, CASETA DE CONTROL Y CLORACIÓN, EQUIPAMIENTO, ELECTRIFICACIÓN Y LÍNEA DE LLENADO DEL POZO DE AGUA EL CHANTE HASTA EL DEPÓSITO DE AGUA	
SIN ESCALA	<b>L-1</b>
FECHA NOVIEMBRE 2022	
CALLE HIDALGO SUR, No. 187C, CDL CENTRO C.P. 45800 TELÉFONO: (01 387) 7532470 EXT.114	
DIBUJO ARQ. DVV	REVISÓ ARQ. FSS
RUTA DE ARCHIVO POZO DE AGUA EL CHANTE.dwg	
H. AYUNTAMIENTO CONSTITUCIONAL DE JOCOTEPEC, JAL. 2021 - 2024	



**Jocotepec**  
 Gobierno Municipal  
 H. AYUNTAMIENTO  
 CONSTITUCIONAL DE JOCOTEPEC, JAL.  
 2021 - 2024  
 DIRECCIÓN DE OBRAS PÚBLICAS

LEVANTAMIENTO DEL ÁREA DEL POZO DE AGUA (EL CHANTE) Y LÍNEA DE LLENADO AL DEPÓSITO DE AGUA, DELEGACIÓN DE EL CHANTE, EN EL MUNICIPIO DE JOCOTEPEC, JALISCO.

UBICACIÓN



MUNICIPIO DE JOCOTEPEC

ÁREA A CONSTRUIR

200.00 m2

PROYECTO  
 DELIMITACIÓN PERIMETRAL, CASETA DE CONTROL Y CLORACIÓN, EQUIPAMIENTO, ELECTRIFICACIÓN Y LÍNEA DE LLENADO DEL POZO DE AGUA EN EL CHANTE AL HASTA EL DEPÓSITO DE AGUA

LOCALIDAD  
 DELEGACIÓN DE EL CHANTE

CONTENIDO  
 MICROLOCALIZACIÓN

PRESIDENTE MUNICIPAL  
 LIC. JOSÉ MIGUEL GÓMEZ LÓPEZ

DIRECTOR DE OBRAS PÚBLICAS  
 C. IMELDA KARINA PÉREZ GONZÁLEZ

TESORERO MUNICIPAL  
 L.C.P. BERTHA MARCELA GÓNGORA JIMÉNEZ

SÍNDICO MUNICIPAL  
 LIC. CARLOS ALBERTO ZUÑIGA CHACÓN

OBRA  
 DELIMITACIÓN PERIMETRAL, CASETA DE CONTROL Y CLORACIÓN, EQUIPAMIENTO, ELECTRIFICACIÓN Y LÍNEA DE LLENADO DEL POZO DE AGUA EL CHANTE HASTA EL DEPÓSITO DE AGUA

SIN ESCALA

FECHA  
 NOVIEMBRE 2022

L-2

CALLE HIDALGO SUR, No. 187C, COL. CENTRO C.P. 45800  
 TELÉFONO: (01 387) 7832470 EXT.114



**DIRECCION DE OBRAS PUBLICAS**

ARQ. DVV ARQ. FSS

POZO DE AGUA EL CHANTE.dwg

H. AYUNTAMIENTO  
 CONSTITUCIONAL DE JOCOTEPEC, JAL.  
 2021 - 2024



**CUADRO DE CONSTRUCCION**

LADO	EST	PV	RUMBO	DISTANCIA	V	COORDENADAS	
						Y	X
1						2,244,514.1639	667,987.6099
1			S 82°44'18.53" E	19.984		2,244,511.6377	668,007.4339
3			S 06°54'21.82" W	10	3	2,244,501.7103	668,006.2315
3	4		N 82°43'30.03" W	20.049	4	2,244,504.2491	667,986.3441
4	1		N 07°16'29.97" E	9.995	1	2,244,514.1639	667,987.6099
<b>SUPERFICIE = 200.116 m2</b>							



**Jocotepec**  
 Gobierno Municipal  
 H. AYUNTAMIENTO  
 CONSTITUCIONAL DE JOCOCTEPEC, JAL.  
 2021 - 2024  
 DIRECCIÓN DE OBRAS PÚBLICAS

LEVANTAMIENTO DEL ÁREA DEL POZO DE AGUA (EL CHANTE) Y LÍNEA DE LLENADO AL DEPOSITO DE AGUA, DELEGACIÓN DE EL CHANTE, EN EL MUNICIPIO DE JOCOCTEPEC, JALISCO.

**UBICACIÓN**



MUNICIPIO DE JOCOCTEPEC

**ÁREA A CONSTRUIR**

200.00 m2

PROYECTO  
 DELIMITACIÓN PERIMETRAL, CASETA DE CONTROL Y CLORACIÓN, EQUIPAMIENTO, ELECTRIFICACIÓN Y LÍNEA DE LLENADO DEL POZO DE AGUA EN EL CHANTE AL HASTA EL DEPOSITO DE AGUA

LOCALIDAD  
 DELEGACIÓN DE EL CHANTE

CONTENIDO  
 LEVANTAMIENTO TOPOGRÁFICO

PRESIDENTE MUNICIPAL  
 LIC. JOSÉ MIGUEL GÓMEZ LÓPEZ

DIRECTOR DE OBRAS PÚBLICAS  
 C. IMELDA KARINA PÉREZ GONZÁLEZ

TESORERO MUNICIPAL  
 L.C.P. BERTHA MARCELA GÓNGORA JIMÉNEZ

SÍNDICO MUNICIPAL  
 LIC. CARLOS ALBERTO ZUÑIGA CHACÓN

OBRA  
 DELIMITACIÓN PERIMETRAL, CASETA DE CONTROL Y CLORACIÓN, EQUIPAMIENTO, ELECTRIFICACIÓN Y LÍNEA DE LLENADO DEL POZO DE AGUA EL CHANTE HASTA EL DEPOSITO DE AGUA

ESCALA 1:50

FECHA  
 NOVIEMBRE 2022

**L-3**



**DIRECCION DE OBRAS PUBLICAS**

CALLE HIDALGO SUR, No. 187C, COL. CENTRO C.P. 45800  
 TELEFONO: (01 387) 7832470 EXT. 114

ARQ. D.V.V. REVISÓ ARQ. F.S.S.

ROTA DE ARCHIVO POZO DE AGUA EL CHANTE.svg

H. AYUNTAMIENTO CONSTITUCIONAL DE JOCOCTEPEC, JAL. 2021 - 2024


0.5 m

0.0 m

6 m

30 m

180 m

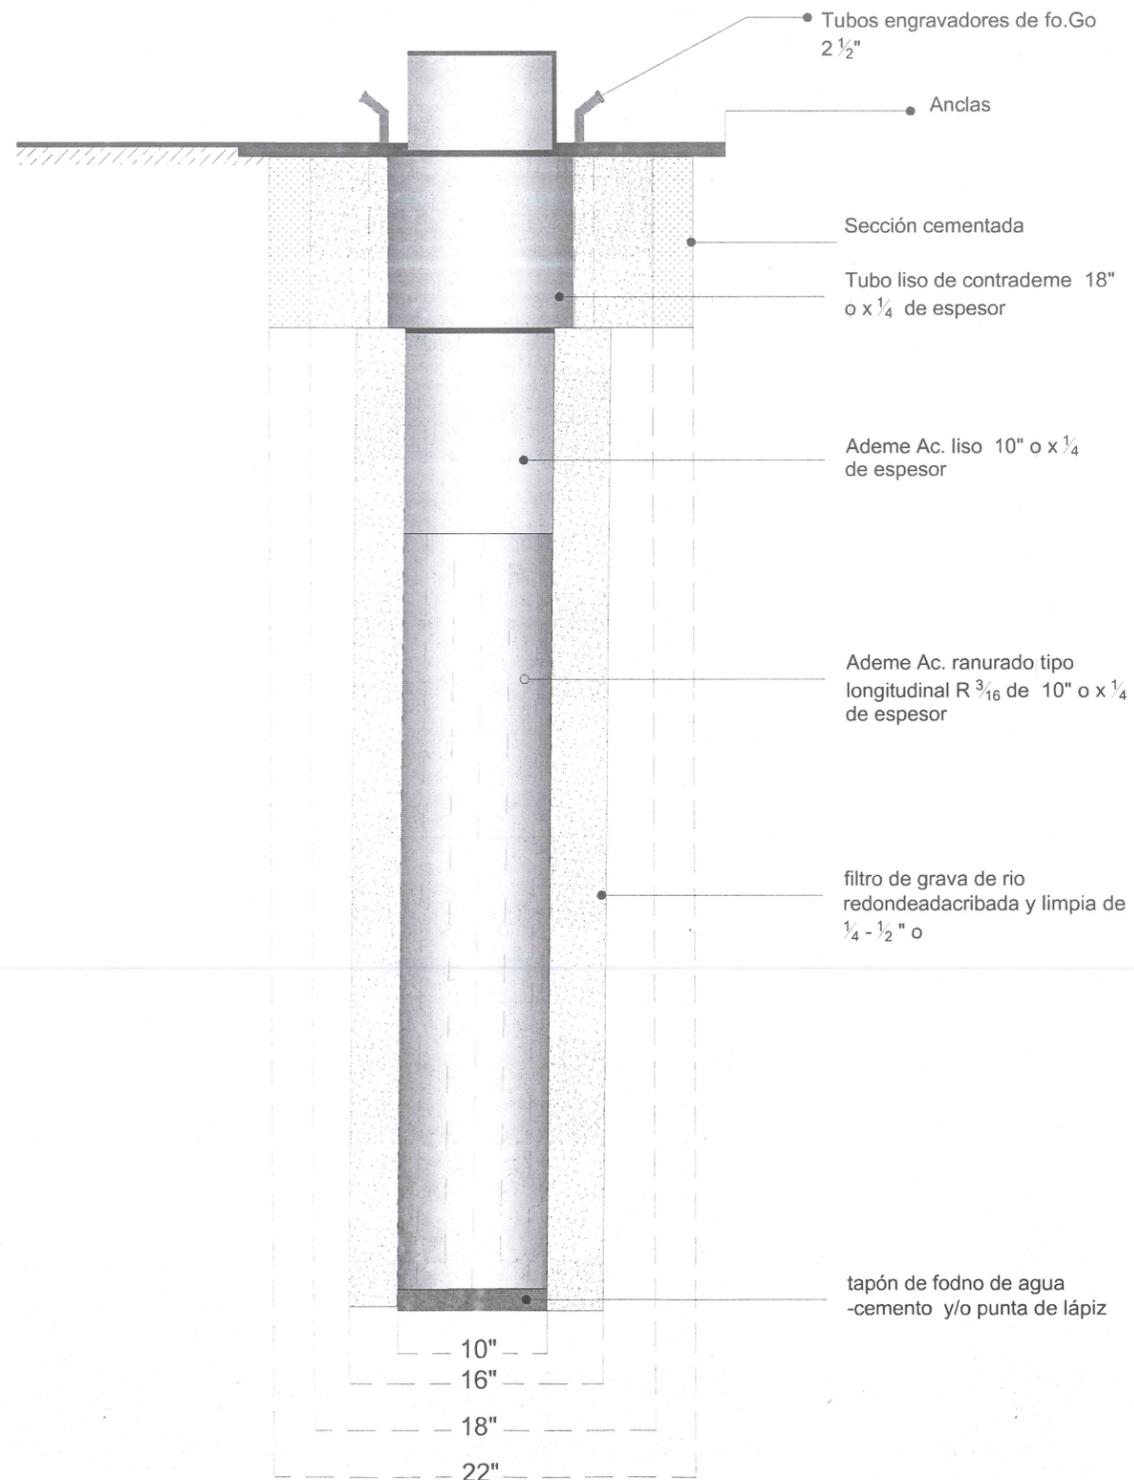


**Jocotepec**

Gobierno Municipal  
 H. AYUNTAMIENTO  
 CONSTITUCIONAL DE JOCOCTEPEC, JAL.  
 2021 - 2024  
 DIRECCIÓN DE OBRAS PÚBLICAS

LEVANTAMIENTO DEL ÁREA DEL POZO DE AGUA (EL CHANTE) Y LÍNEA DE LLENADO AL DEPÓSITO DE AGUA. DELEGACIÓN DE EL CHANTE, EN EL MUNICIPIO DE JOCOCTEPEC, JALISCO.

UBICACIÓN

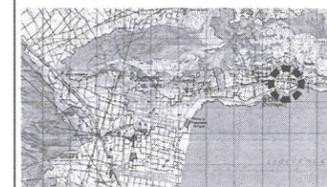

MUNICIPIO DE JOCOCTEPEC

ÁREA A CONSTRUIR

200.00 m2

PROYECTO

DELIMITACIÓN PERIMETRAL, CASETA DE CONTROL Y CLORACIÓN, EQUIPAMIENTO, ELECTRIFICACIÓN Y LÍNEA DE LLENADO DEL POZO DE AGUA EN EL CHANTE AL HASTA EL DEPÓSITO DE AGUA

LOCALIDAD

DELEGACIÓN DE EL CHANTE

CONTENIDO

PERFORACIÓN DEL POZO

PRESIDENTE MUNICIPAL

LIC. JOSÉ MIGUEL GÓMEZ LÓPEZ

DIRECTOR DE OBRAS PÚBLICAS

C. IMELDA KARINA PÉREZ GONZÁLEZ

TESORERO MUNICIPAL

L.C.P. BERTHA MARCELA GÓNGORA JIMÉNEZ

SÍNDICO MUNICIPAL

LIC. CARLOS ALBERTO ZUÑIGA CHACÓN

OBRA

DELIMITACIÓN PERIMETRAL, CASETA DE CONTROL Y CLORACIÓN, EQUIPAMIENTO, ELECTRIFICACIÓN Y LÍNEA DE LLENADO DEL POZO DE AGUA EL CHANTE HASTA EL DEPÓSITO DE AGUA

ESCALA 1:50

FECHA

NOVIEMBRE 2022

L-4



**DIRECCION DE OBRAS PUBLICAS**

CALLE HIDALGO SUR, No. 187C, COL. CENTRO C.P. 45800  
 TELÉFONO: (01 387) 7932470 EXT.114

DIBUJO ARQ. DVV

REVISÓ ARQ. FSS

RUTA DE ARCHIVO

POZO DE AGUA EL CHANTE.dwg


H. AYUNTAMIENTO  
 CONSTITUCIONAL DE JOCOCTEPEC, JAL.  
 2021 - 2024



**Jocotepec**  
 Gobierno Municipal  
 H. AYUNTAMIENTO  
 CONSTITUCIONAL DE JOCOTEPEC, JAL.  
 2021 - 2024  
 DIRECCIÓN DE OBRAS PÚBLICAS

LEVANTAMIENTO DEL ÁREA DEL POZO DE AGUA (EL CHANTE) Y LÍNEA DE LLENADO AL DEPÓSITO DE AGUA, DELEGACIÓN DE EL CHANTE, EN EL MUNICIPIO DE JOCOTEPEC, JALISCO.

UBICACIÓN

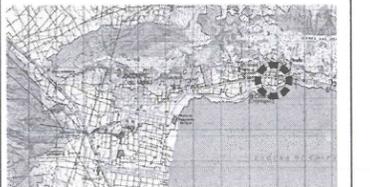

MUNICIPIO DE JOCOTEPEC

ÁREA A CONSTRUIR

200.00 m2

PROYECTO  
 DELIMITACIÓN PERIMETRAL, CASETA DE CONTROL Y CLORACIÓN, EQUIPAMIENTO, ELECTRIFICACIÓN Y LÍNEA DE LLENADO DEL POZO DE AGUA EN EL CHANTE AL HASTA EL DEPÓSITO DE AGUA

LOCALIDAD  
 DELEGACIÓN DE EL CHANTE

CONTENIDO  
 PROYECTO DE CASETA DE CONTROL Y CLORACIÓN Y BARDEO PERIMETRAL

PRESIDENTE MUNICIPAL  
 LIC. JOSÉ MIGUEL GÓMEZ LÓPEZ  
 DIRECTOR DE OBRAS PÚBLICAS  
 C. IMELDA KARINA PÉREZ GONZÁLEZ  
 TESORERO MUNICIPAL  
 L.C.P. BERTHA MARCELA GÓNGORA JIMÉNEZ  
 SÍNDICO MUNICIPAL  
 LIC. CARLOS ALBERTO ZUÑIGA CHACÓN

OBRA  
 DELIMITACIÓN PERIMETRAL, CASETA DE CONTROL Y CLORACIÓN, EQUIPAMIENTO, ELECTRIFICACIÓN Y LÍNEA DE LLENADO DEL POZO DE AGUA EL CHANTE HASTA EL DEPÓSITO DE AGUA

ESCALA 1:50

FECHA  
 NOVIEMBRE 2022

L-5


CALLE HIDALGO SUR, No. 187C, COL. CENTRO C.P. 45800  
 TELÉFONO: (01 387) 7332470 EXT. 114

DISEÑO  
 ARQ. DVV

REVISÓ  
 ARQ. FSS

RUTA DE ARCHIVO  
 POZO DE AGUA EL CHANTE.dwg

H. AYUNTAMIENTO  
 CONSTITUCIONAL DE JOCOTEPEC, JAL.  
 2021 - 2024

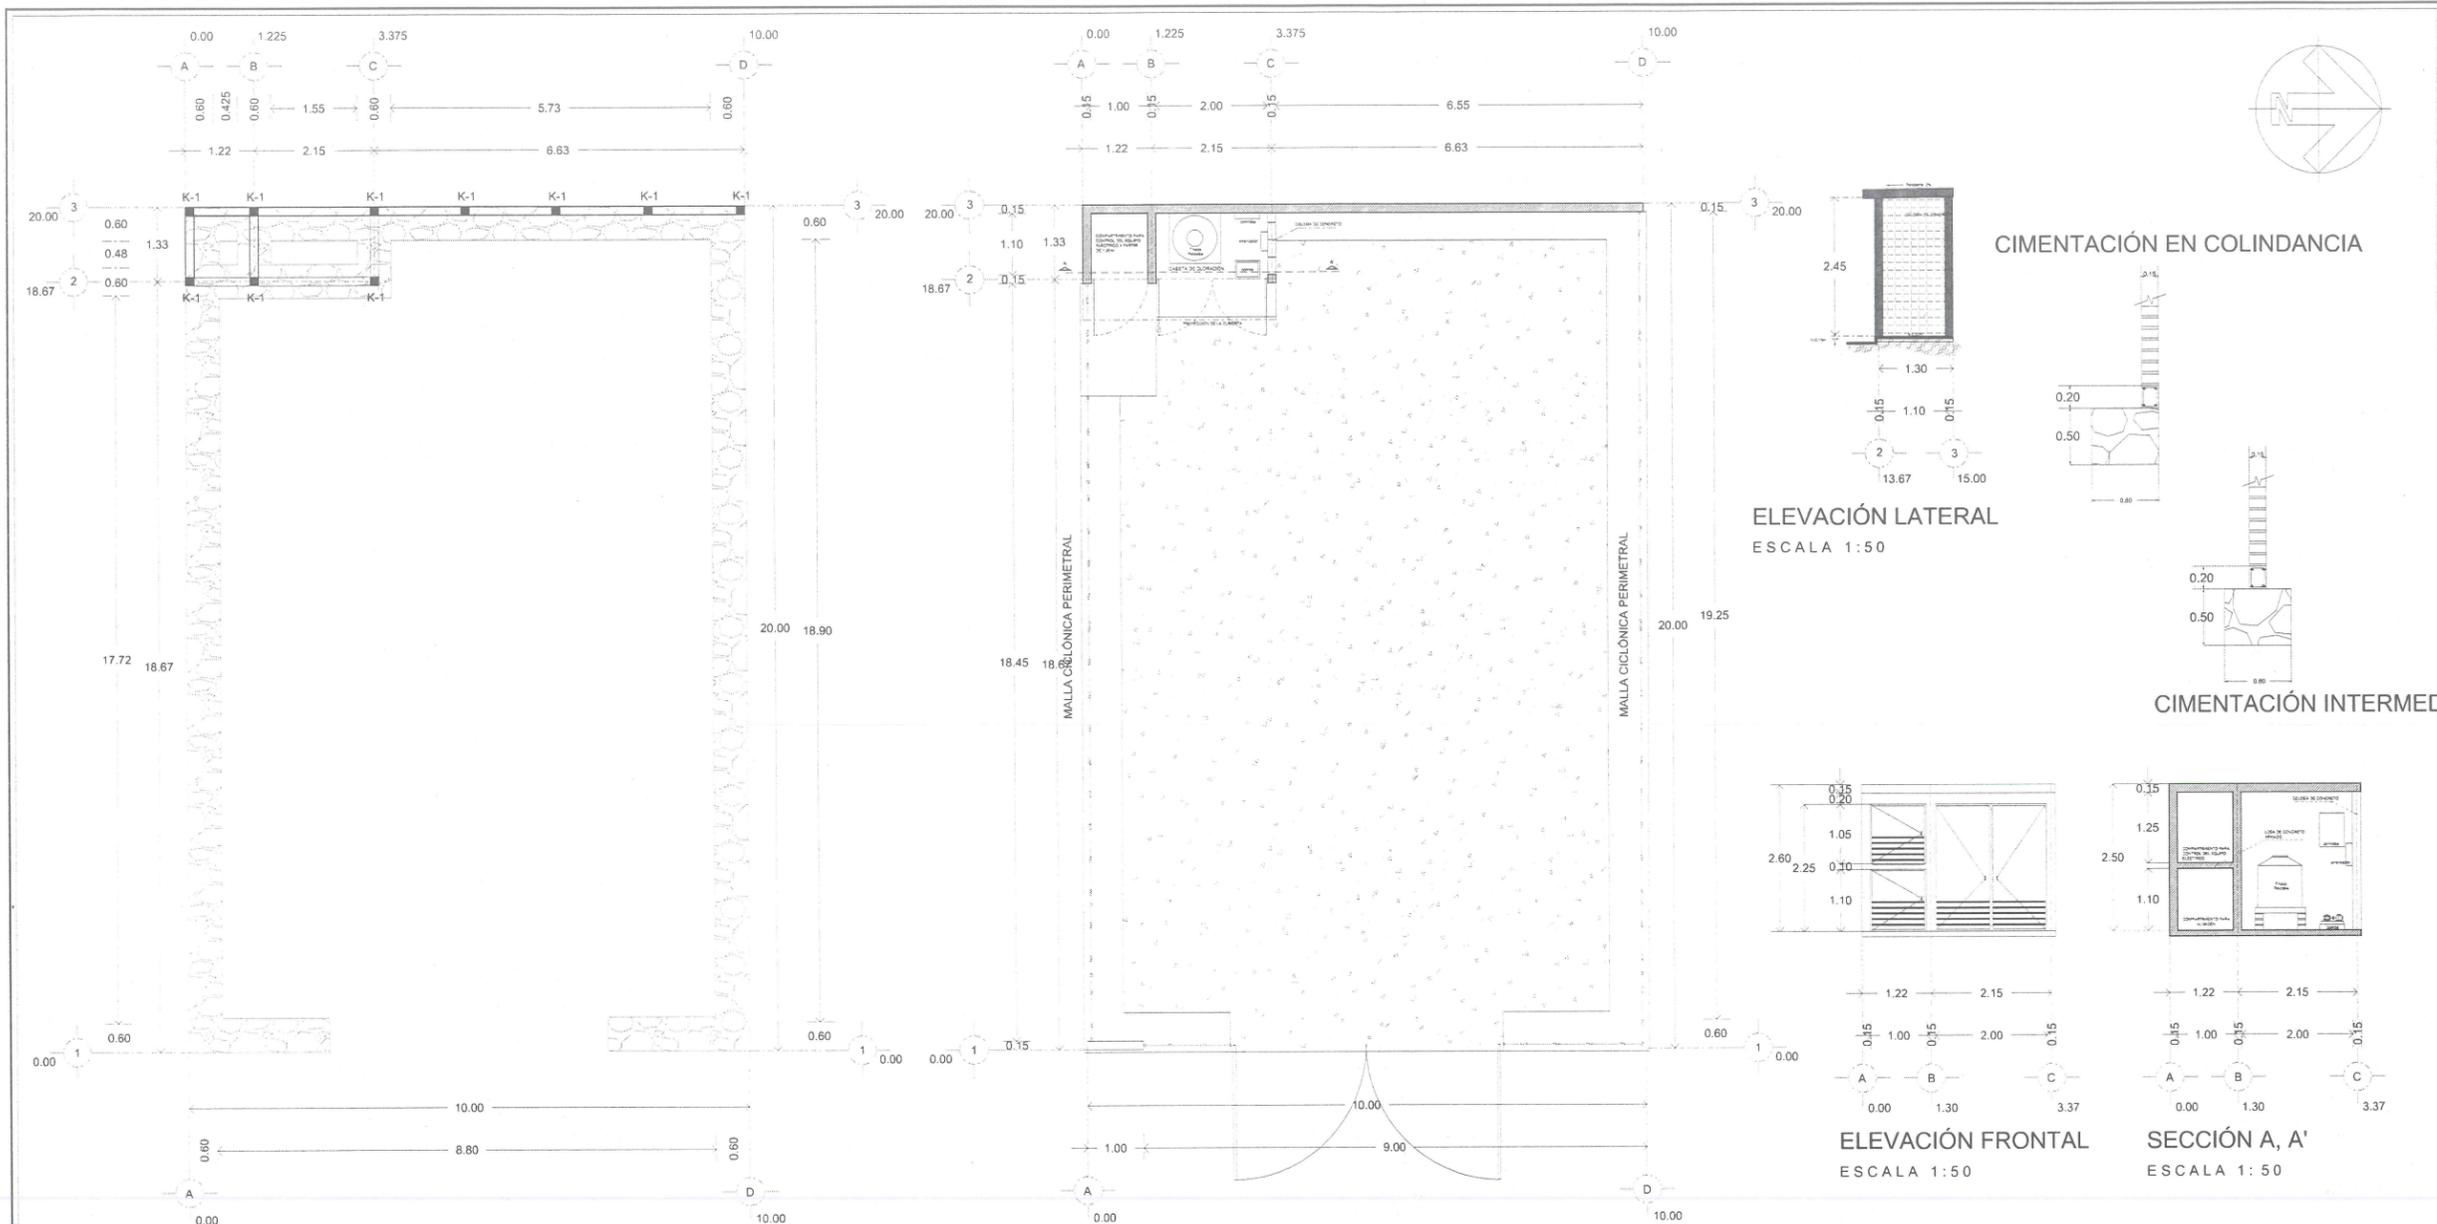

PLANTA DE CIMENTACIÓN  
 ESCALA 1:50

PLANTA ARQUITECTÓNICA  
 ESCALA 1:50

CIMENTACIÓN EN COLINDANCIA

ELEVACIÓN LATERAL  
 ESCALA 1:50

CIMENTACIÓN INTERMEC

ELEVACIÓN FRONTAL  
 ESCALA 1:50

SECCIÓN A, A'  
 ESCALA 1:50

CONCEPTOS DE OBRA

- 1.- Limpieza trazo y nivelación
- 2.- Excavación de cepa por medios mecánicos y/o manuales en material tipo II hasta 50 cms de profundidad
- 3.- Construcción de mamposteo de piedra braza de .50 \* 0.50
- 4.- Suministro y colocación de anclaje de castillo de 0.40 mx0.60x2.15m, con 4 var del #3, concreto f'c=200 kg/cm2 R.N., estribos #2 a cada 20 cm,
- 5.- Construcción de dala de desplante de 15 x 20 cm de concreto f'c=200 kg/cm2 r.n, acabado común, armado con 4 varilla del #3, y anillos de alambraon a cada 15 cm
- 6.- Impermeabilización de dala de desplante de 15x20 con microfrest
- 7.- Muro de 14 cm. de espesor, de tabique rojo recocido, 7x14x36.5 asentado con mortero hecho en obra cemento-cal-arena 1:1:5 acabado común
- 8.- Suministro y colocación de cerramiento de concreto f'c=200 kg/cm2 R.N. armado con 4 varilla del # 3, y anillos de alambraon a cada 20 cm
- 9.- Construcción de castillo de 15 x 20 cm de concreto f'c=200 kg/cm2 r.n, acabado común, armado con 4 varilla del #3, y anillos de alambraon a cada 15 cm
- 10.- Suministro y col. de dala de corona de 15\*20cm de concreto f'c=200 kg/cm2 R.N. armado con 4 varilla del #3, y anillos de alambraon a cada 20 cm
- 11.- Suministro y colocación de bóveda de cuña con ladrillo rojo recocido de 4 cmx9cmx22cm asentado con mortero cemento-cal-arena 1/3:1:4, con junta de 1 cm.
- 12.- Aplanado acabado fino en techo, con mezcla cemento-cal-arena 1:1:5
- 13.- Aplanado en muros exteriores terminado apallado fino con mortero cemento-cal-arena cernida 1:1:5 con un espesor promedio de 2 cms a cualquier nivel
- 14.- Aplanado en muros interiores terminado pulido con mortero cemento-cal-arena cernida 1:1:5 con un espesor promedio de 2 cms, cualquier nivel
- 15.- Boquilla de mezcla cemento-arena 1:4, acabado pulido

- 16.- Firme de 10 cm. de concreto f'c=150 kg/cm2, acabado común en toda el área
- 17.- Suministro, y colocación de viga de 4" tipo IPS, incluye subir, nivelar y soldar tirantes, materiales, mano de obra, herramienta y equipo.
- 18.- Relleno de 10cm de espesor promedio, de hormigón de cemento-cal-arena-amarilla-jal, proporción 1/4:1:4:8 en azotea
- 19.- Enladrillado en azotea asentado con mezcla cemento arena en proporción 1:5
- 20.- Suministro y aplicación de impermeabilizante, aplicando 1 capa de acriton extra rapido rojo 5 años, a dos manos,
- 21.- Suministro y colocación de piso de porcelana de 30 X 30 cm rectificado sin junta, marca porcelanite de primera. asentado con adhesivo porcelanico y junta a 2 mm
- 22.- Construcción de banquetta perimetral y losa de concreto f'c=200 kg/cm2 R.N. de 15 cm
- 23.- Aplicación de Pintura vinilica en muros y bóveda marca vinimex de comex a dos manos, de color blanco
- 24.- Suministro y colocación de rotulo de escudo de gobierno mpal y logo de dependencia
- 25.- Salida para centro de luz o contacto con tubería conduit de lámina negra esmaltada de 1/2" de Ø con golpe
- 26.- Puertas de fierro tubular con perfiles z, t, l de 32x32mm y chambrana de 2.25x 2.00m para cuarto de cloración
- 27.- Puertas de fierro tubular con perfiles z, t, l de 32x32mm y chambrana de 1.10x0.100m para nichos
- 28.- Limpieza gruesa al final del proceso de la obra





**Jocotepec**

Gobierno Municipal  
H. AYUNTAMIENTO  
CONSTITUCIONAL DE JOCOCTEPEC, JAL.  
2021 - 2024  
DIRECCIÓN DE OBRAS PÚBLICAS

LEVANTAMIENTO DEL ÁREA DEL POZO DE AGUA (EL CHANTE) Y LÍNEA DE LLENADO AL DEPOSITO DE AGUA, DELEGACIÓN DE EL CHANTE, EN EL MUNICIPIO DE JOCOCTEPEC, JALISCO.

UBICACIÓN



MUNICIPIO DE JOCOCTEPEC

ÁREA A CONSTRUIR

200.00 m<sup>2</sup>

PROYECTO

DELIMITACIÓN PERIMETRAL, CASETA DE CONTROL Y CLORACIÓN, EQUIPAMIENTO, ELECTRIFICACIÓN Y LÍNEA DE LLENADO DEL POZO DE AGUA EN EL CHANTE AL HASTA EL DEPOSITO DE AGUA

LOCALIDAD

DELEGACIÓN DE EL CHANTE

CONTENIDO

EQUIPAMIENTO

PRESIDENTE MUNICIPAL

LIC. JOSÉ MIGUEL GÓMEZ LÓPEZ

DIRECTOR DE OBRAS PÚBLICAS

C. IMELDA KARINA PÉREZ GONZÁLEZ

TESORERO MUNICIPAL

L.C.P. BERTHA MARCELA GÓNGORA JIMÉNEZ

SÍNDICO MUNICIPAL

LIC. CARLOS ALBERTO ZUÑIGA CHACÓN

OBRA

DELIMITACIÓN PERIMETRAL, CASETA DE CONTROL Y CLORACIÓN, EQUIPAMIENTO, ELECTRIFICACIÓN Y LÍNEA DE LLENADO DEL POZO DE AGUA EL CHANTE HASTA EL DEPOSITO DE AGUA

ESCALA 1:50

FECHA

NOVIEMBRE 2022

L-6

CALLE HIDALGO SUR, No. 187C, COL. CENTRO C.P. 45800  
TELÉFONO: (01 387) 7532470 EXT.114

RUTA DE ARCHIVO

POZO DE AGUA EL CHANTE.dwg

ARQ. DVV

REVISÓ ARQ. FSS

H. AYUNTAMIENTO

CONSTITUCIONAL DE JOCOCTEPEC, JAL.

2021 - 2024

**LISTADO DE PIEZAS ESPECIALES:**

- 00- BOMBA TIPO SUMERGIBLE DE 20HP PARA L.P.S Y MOTOR SUMERGIBLE 20HP.
- 01- CARRETE DE ACERO 4" x 0.80m CON ORIFICIO ROSCADO DE 1" DE Ø BRIDADO A SUS ESTREMOS
- 02- VALVULA DE ADMISIÓN Y EXPULSIÓN DE AIRE DE 1" Ø, MODELO A1
- 03- MEDIDOR DE FLUJO TIPO PROPELA DE 4" Ø, CON CAPACIDAD DE 0 A 5.00 L.P.S
- 04- VALVULA TIPO CHECK DE 4" Ø DE Fo. Fo.
- 05- TEE DE Fo. Fo. DE 4" x 4" Ø
- 06- VALVULA DE SECCIONAMIENTO TIPO COMPUERTA VASTAGO SALIENTE DE 4" &&C Y 125 lbs/pulg2 WOG DE Fo. Fo.
- 07- CARRETE LARGO 4" Ø, CON ORIFICIO ROSCADO DE 1/2" Ø
- 08- CODO DE 45° x 4" Ø (2 PIEZAS)
- 09- TUBERIA DE ACERO DE 4" Ø x 1/2" Y 1.85m DE LONGITUD BRIDADA EN SUS EXTREMOS
- 10- EXTREMIDAD ESPIGA DE PVC DE 2" Ø
- 11- CARRETE CORTO 76mm (4") DE Ø x 250mm
- 12- EMPAQUE DE PLOMO DE: 4" Ø, (12pzas)
- 13- TORNILLOS CON CABEZA Y TUERCA EXAGONAL DE 3/8" x 2 1/2" (52 pzas)

**NOTAS:**

- LA ACOTACIÓN B SE CONSIDERO DE LOS MEDISORES MODELO MLFT Y MLFTT-SHC, Y VARIARA SEGÚN LA MARCA.
- LOS CARRETES 1, 8, 11 PODRAN SER DE Fo. Fo. Ó ACERO. EN TODOS LOS CASOS BRIDADO A SUS EXTREMOS


**DIMENSIONAMIENTO**



ACOTACIONES EN (mm)

Ø	a	b	b'	c	d	e	f	g	h	i
2"	500	500	250'	203	229	178	500	1227	3587	1450
2 1/2"	500	500	250'	216	254	191	500	1552	3963	1850
3"	500	500	250'	241	279	203	500	1552	4025	1850
4"	800	500	250'	292	330	229	500	1603	4504	1850
6"	800	600	250'	356	406	267	500	1729	4908	1900
8"	1110	650	250'	495	457	292	500	1804	5558	1950
10"	1130	700	250'	622	559	330	500	1879	5970	2000
12"	1150	750	250'	699	559	356	500	1980	6350	2000






**DIRECCION DE OBRAS PUBLICAS**

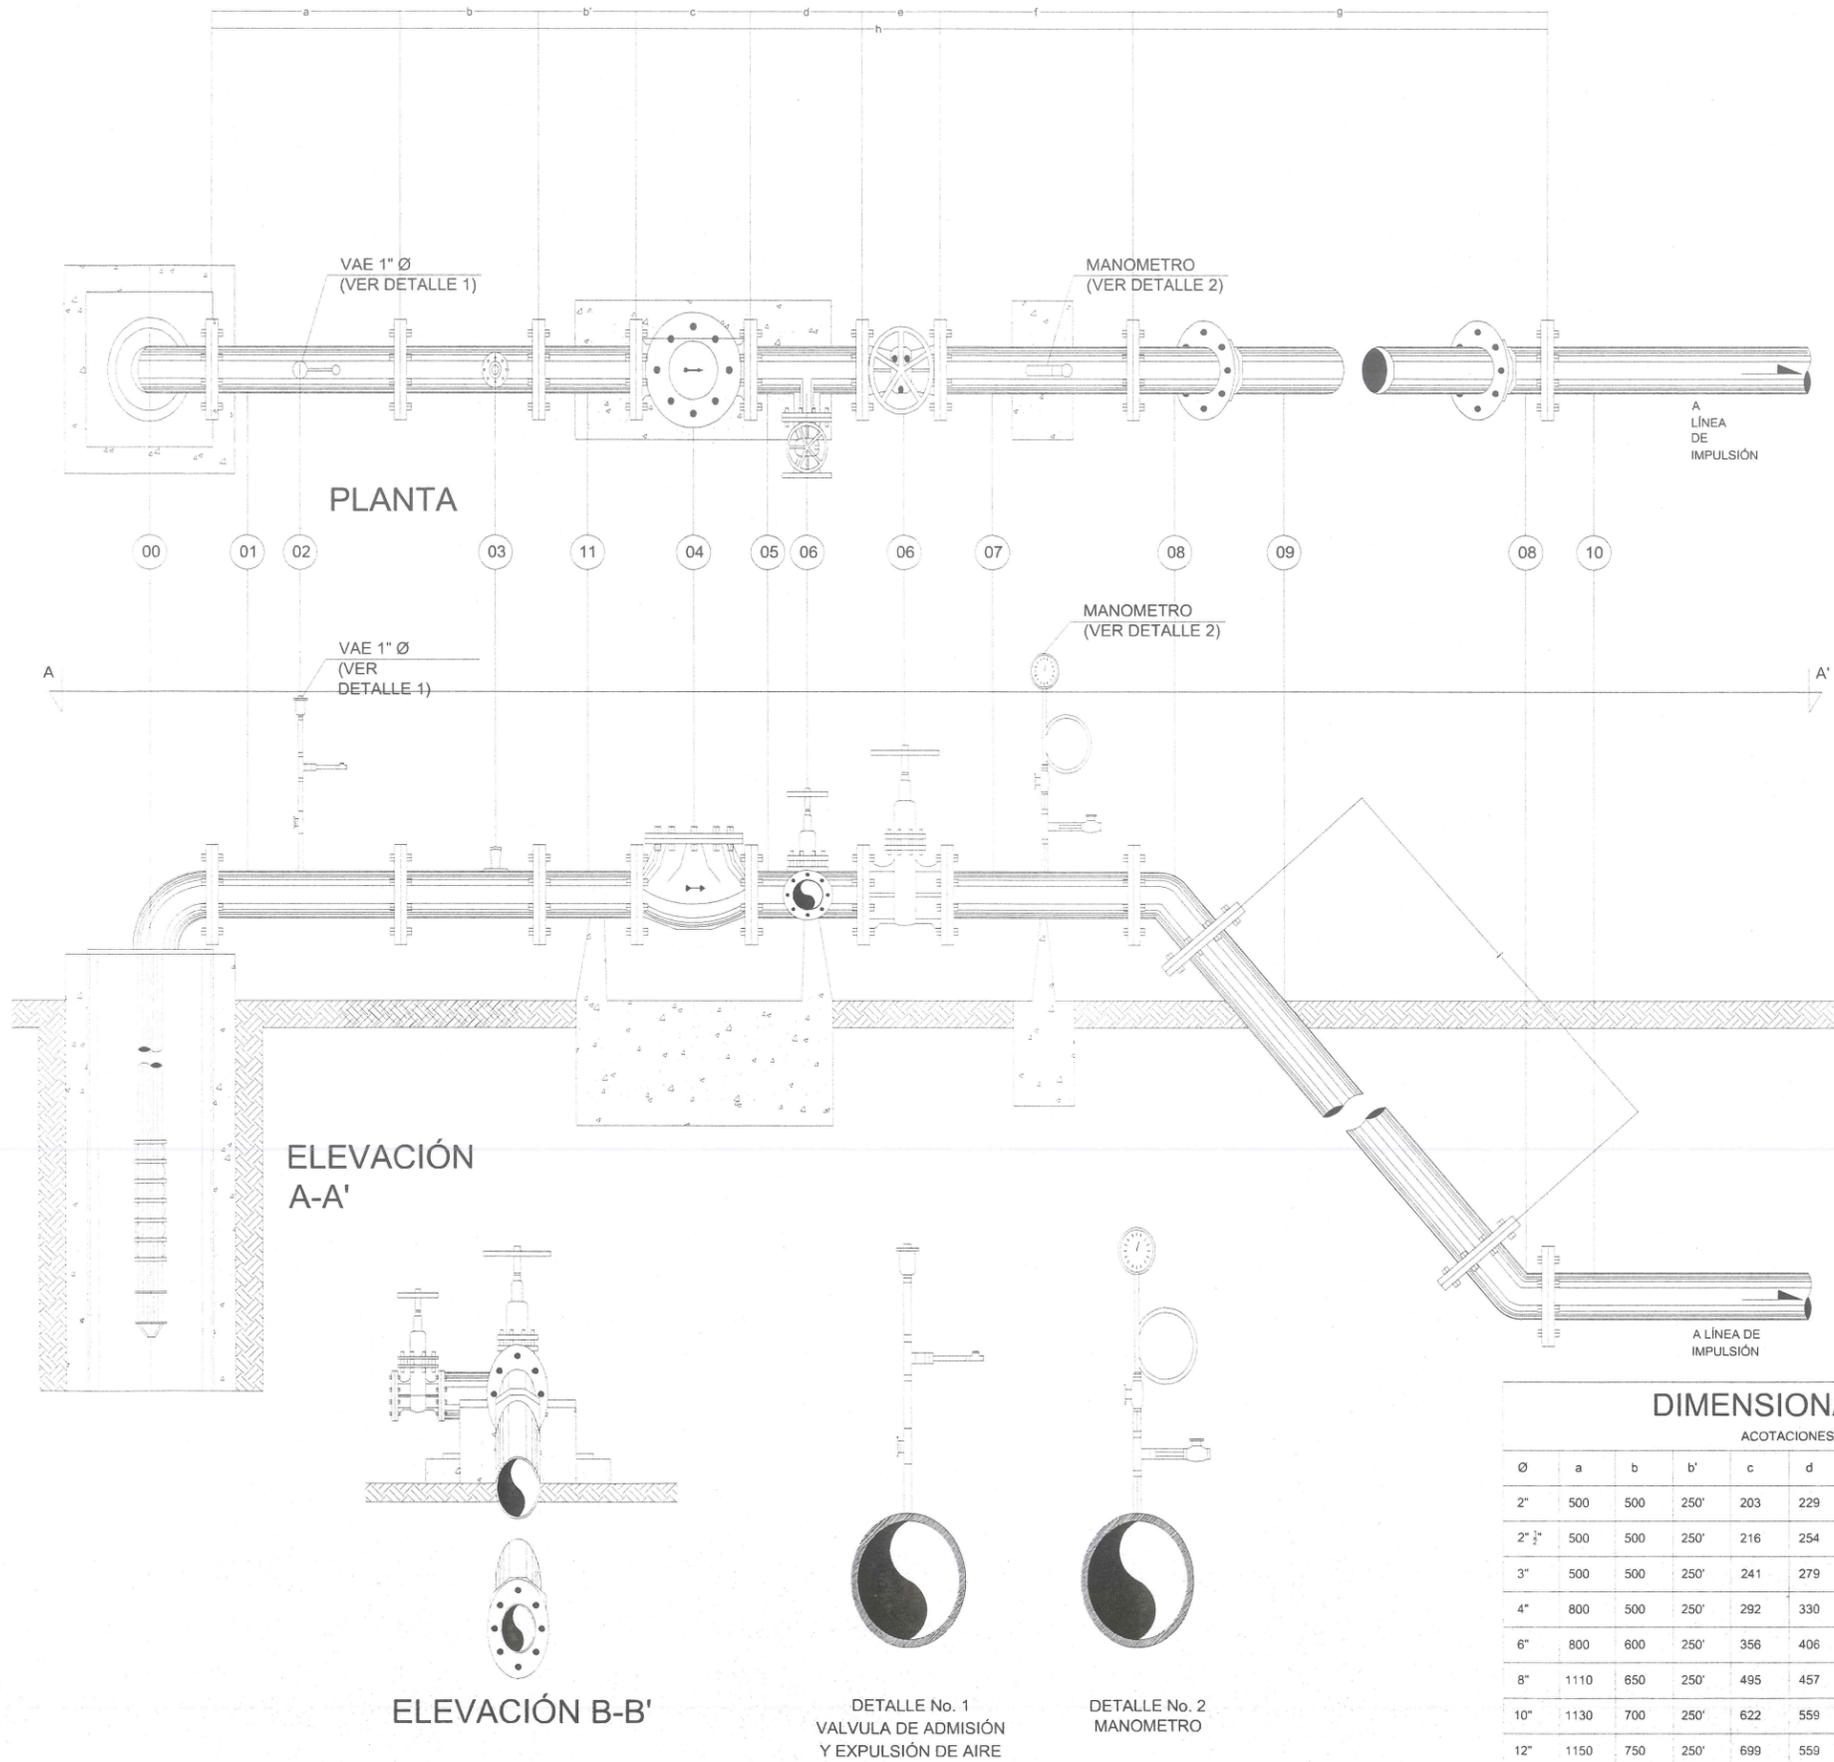

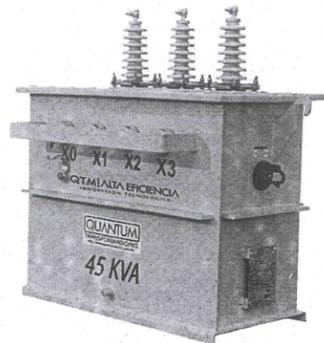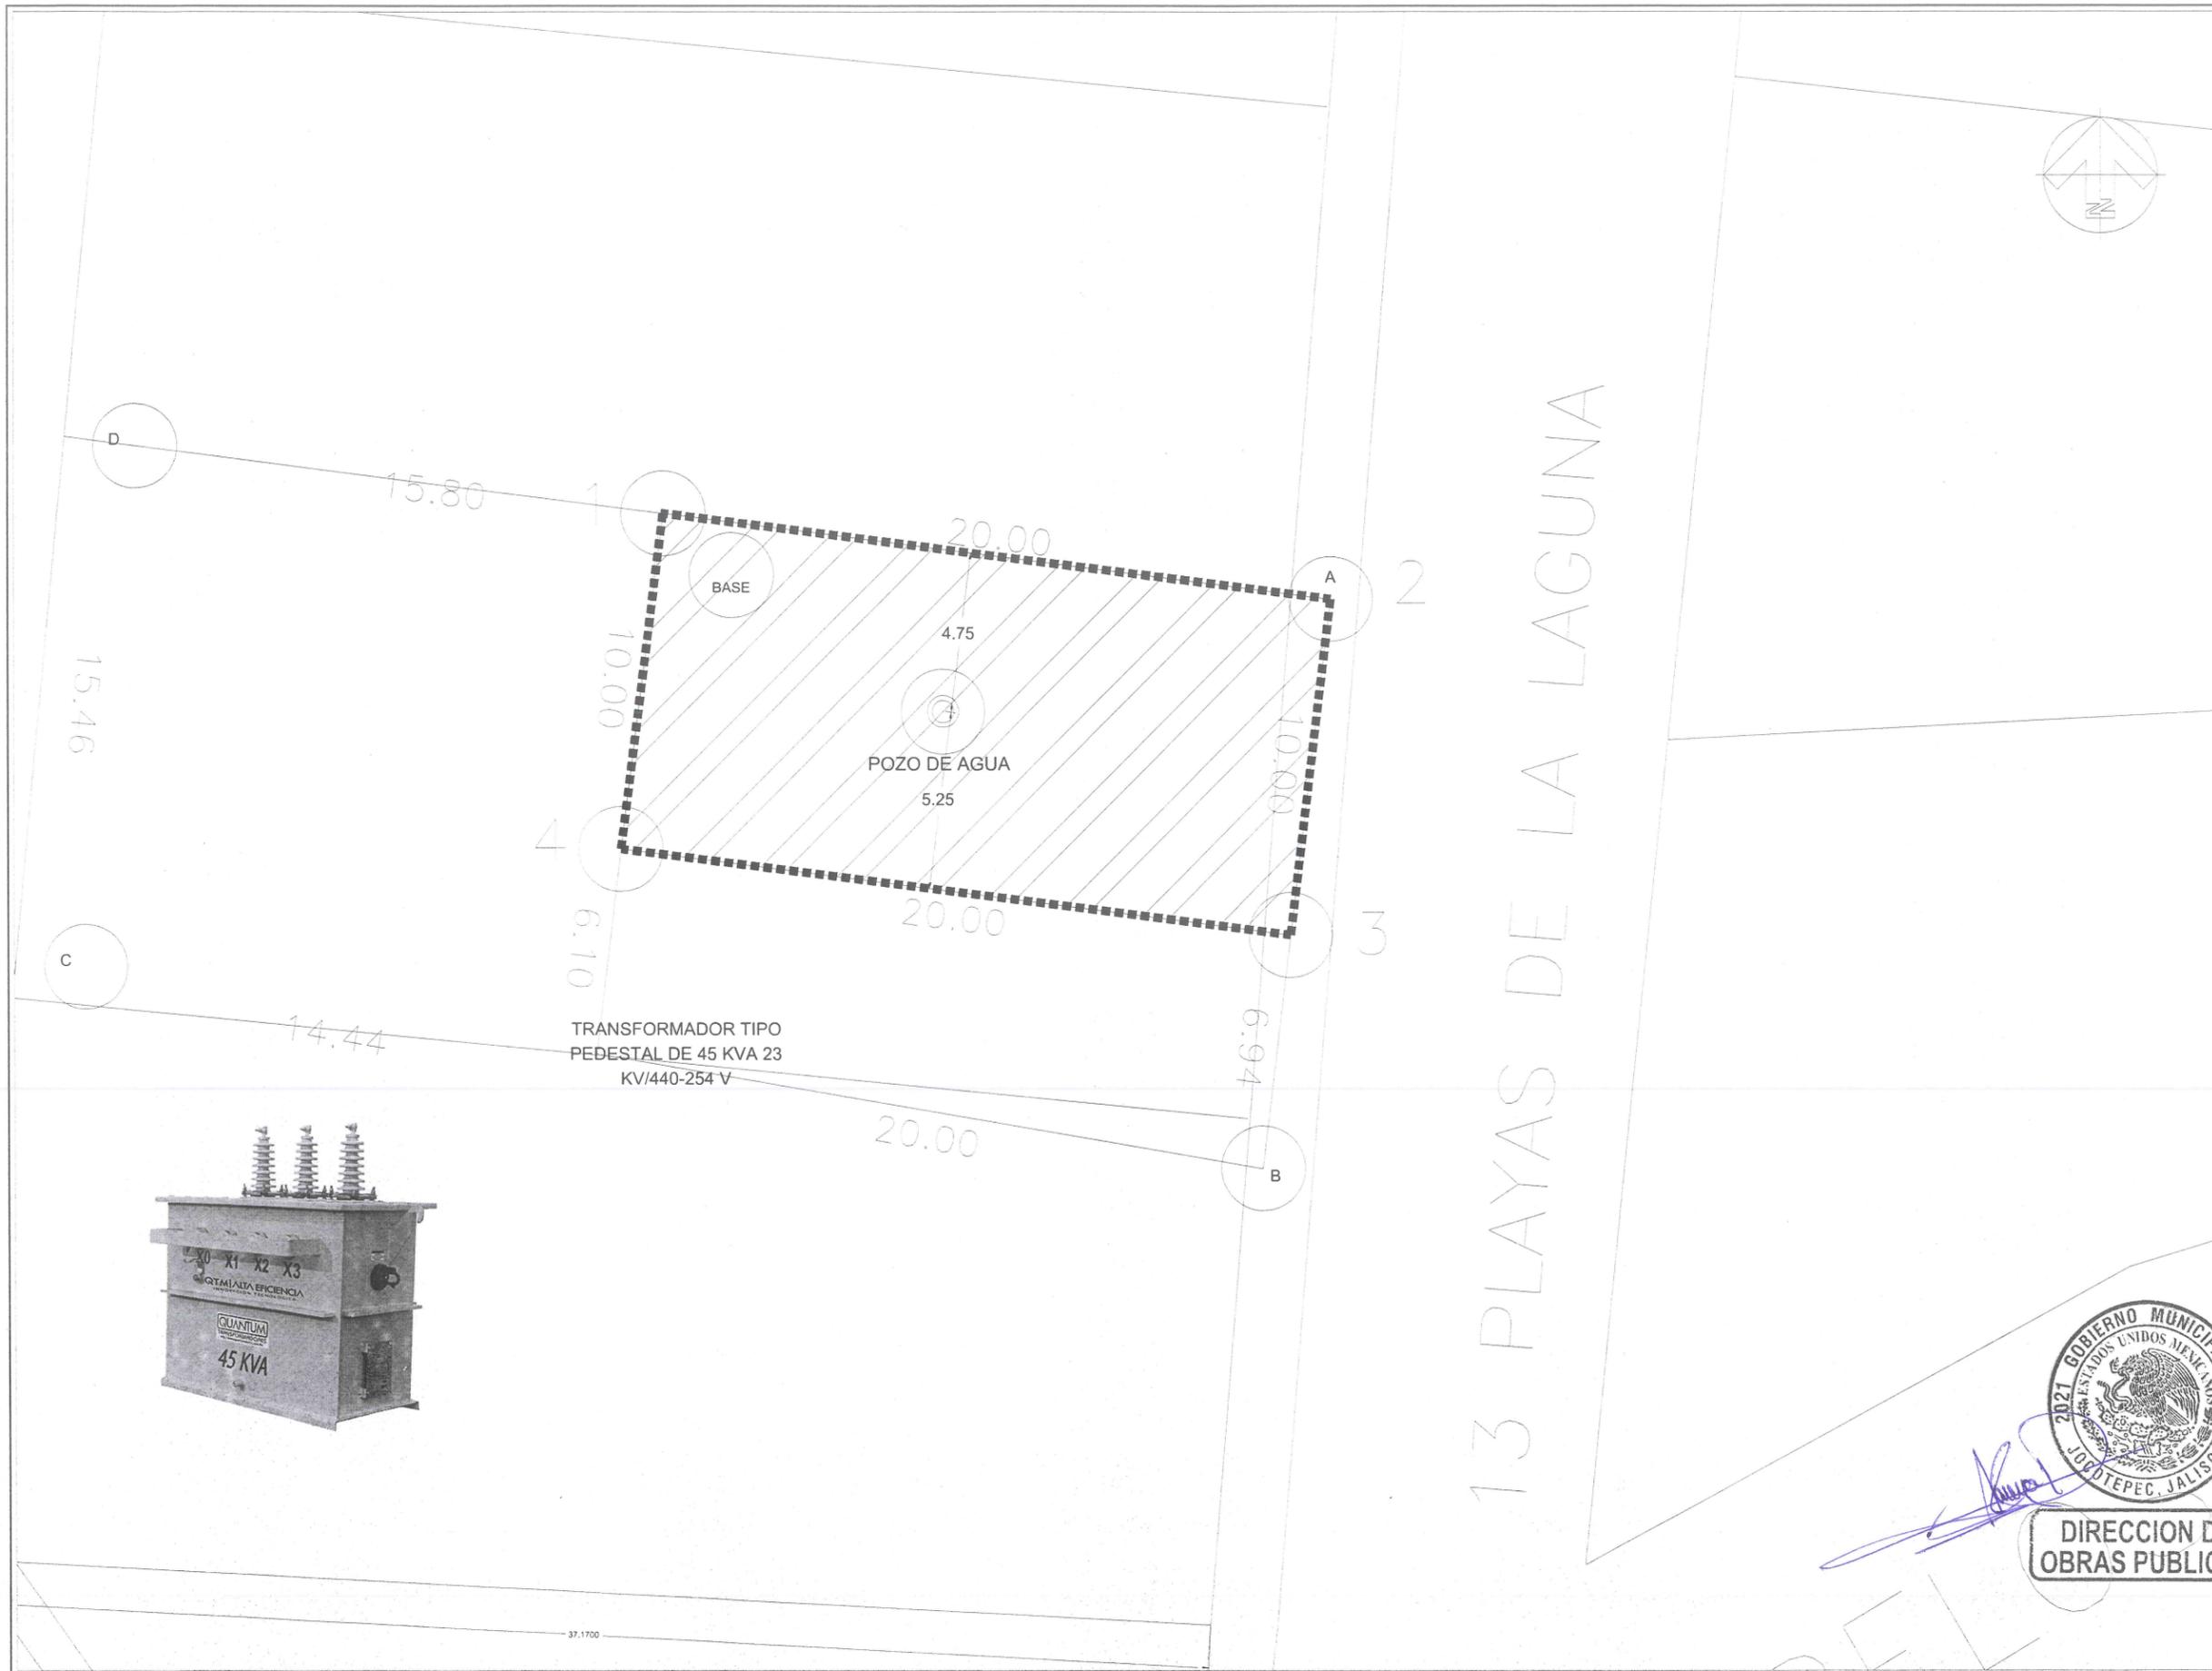

**DIRECCION DE OBRAS PUBLICAS**

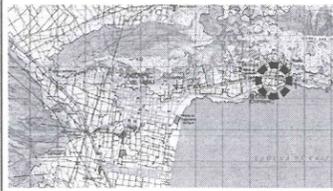 <b>Jocotepec</b> Gobierno Municipal H. AYUNTAMIENTO CONSTITUCIONAL DE JOCOCTEPEC, JAL. 2021 - 2024 DIRECCIÓN DE OBRAS PÚBLICAS	
LEVANTAMIENTO DEL ÁREA DEL POZO DE AGUA (EL CHANTE) Y LÍNEA DE LLENADO AL DEPOSITO DE AGUA, DELEGACIÓN DE EL CHANTE, EN EL MUNICIPIO DE JOCOCTEPEC, JALISCO.	
UBICACIÓN	
	
MUNICIPIO DE JOCOCTEPEC	
ÁREA A CONSTRUIR	
200.00 m <sup>2</sup>	
PROYECTO DELIMITACIÓN PERIMETRAL, CASETA DE CONTROL Y CLORACIÓN, EQUIPAMIENTO, ELECTRIFICACIÓN Y LÍNEA DE LLENADO DEL POZO DE AGUA EN EL CHANTE AL HASTA EL DEPOSITO DE AGUA	
LOCALIDAD DELEGACIÓN DE EL CHANTE	
CONTENIDO ELECTRIFICACIÓN	
PRESIDENTE MUNICIPAL LIC. JOSÉ MIGUEL GÓMEZ LÓPEZ	
DIRECTOR DE OBRAS PÚBLICAS C. IMELDA KARINA PÉREZ GONZÁLEZ	
TESORERO MUNICIPAL L.C.P. BERTHA MARCELA GÓNGORA JIMÉNEZ	
SÍNDICO MUNICIPAL LIC. CARLOS ALBERTO ZUÑIGA CHACÓN	
OBRA DELIMITACIÓN PERIMETRAL, CASETA DE CONTROL Y CLORACIÓN, EQUIPAMIENTO, ELECTRIFICACIÓN Y LÍNEA DE LLENADO DEL POZO DE AGUA EL CHANTE HASTA EL DEPOSITO DE AGUA	
ESCALA 1:50	<b>L-7</b>
FECHA NOVIEMBRE 2022	
CALLE HIDALGO SUR, No. 187C, COL. CENTRO C.P. 45800 TELÉFONO: (01 3871) 7832470 EXT.114	
DIBUJO ARQ. DWV	REVISÓ ARQ. FSS
RUTA DE ARCHIVO POZO DE AGUA EL CHANTE.dwg	
H. AYUNTAMIENTO CONSTITUCIONAL DE JOCOCTEPEC, JAL. 2021 - 2024	

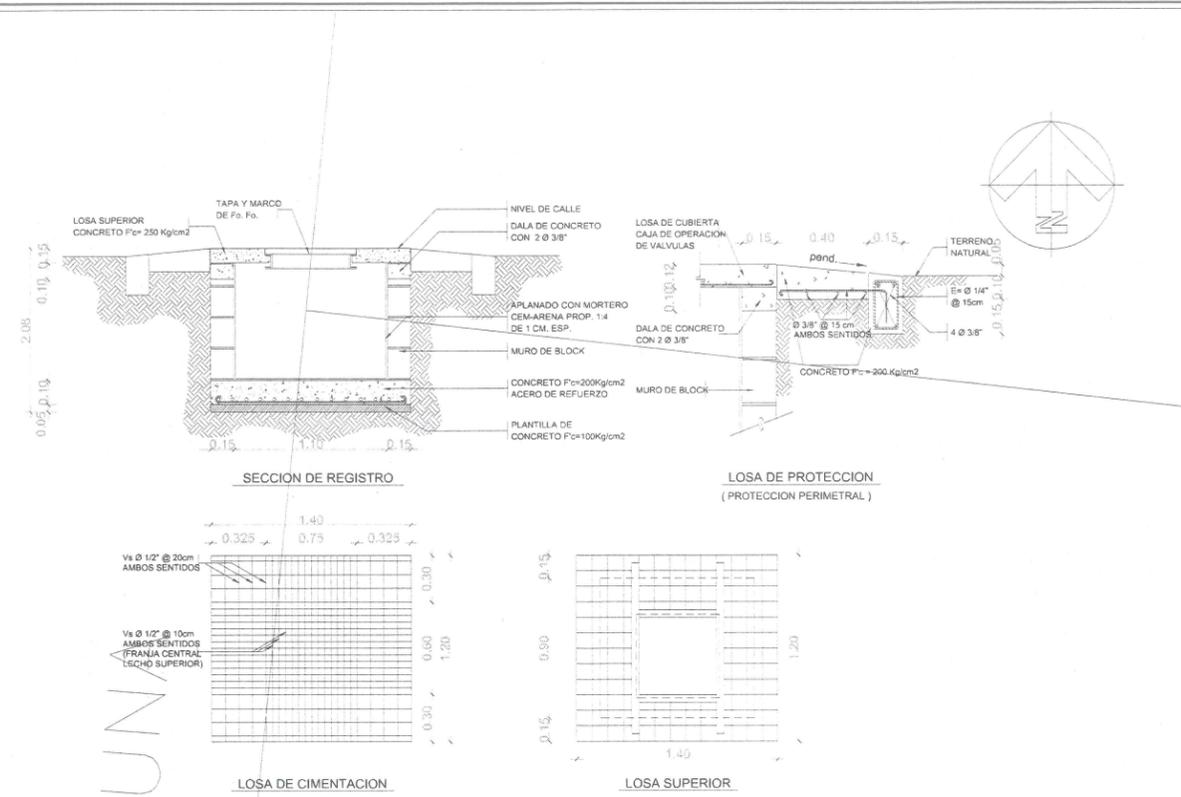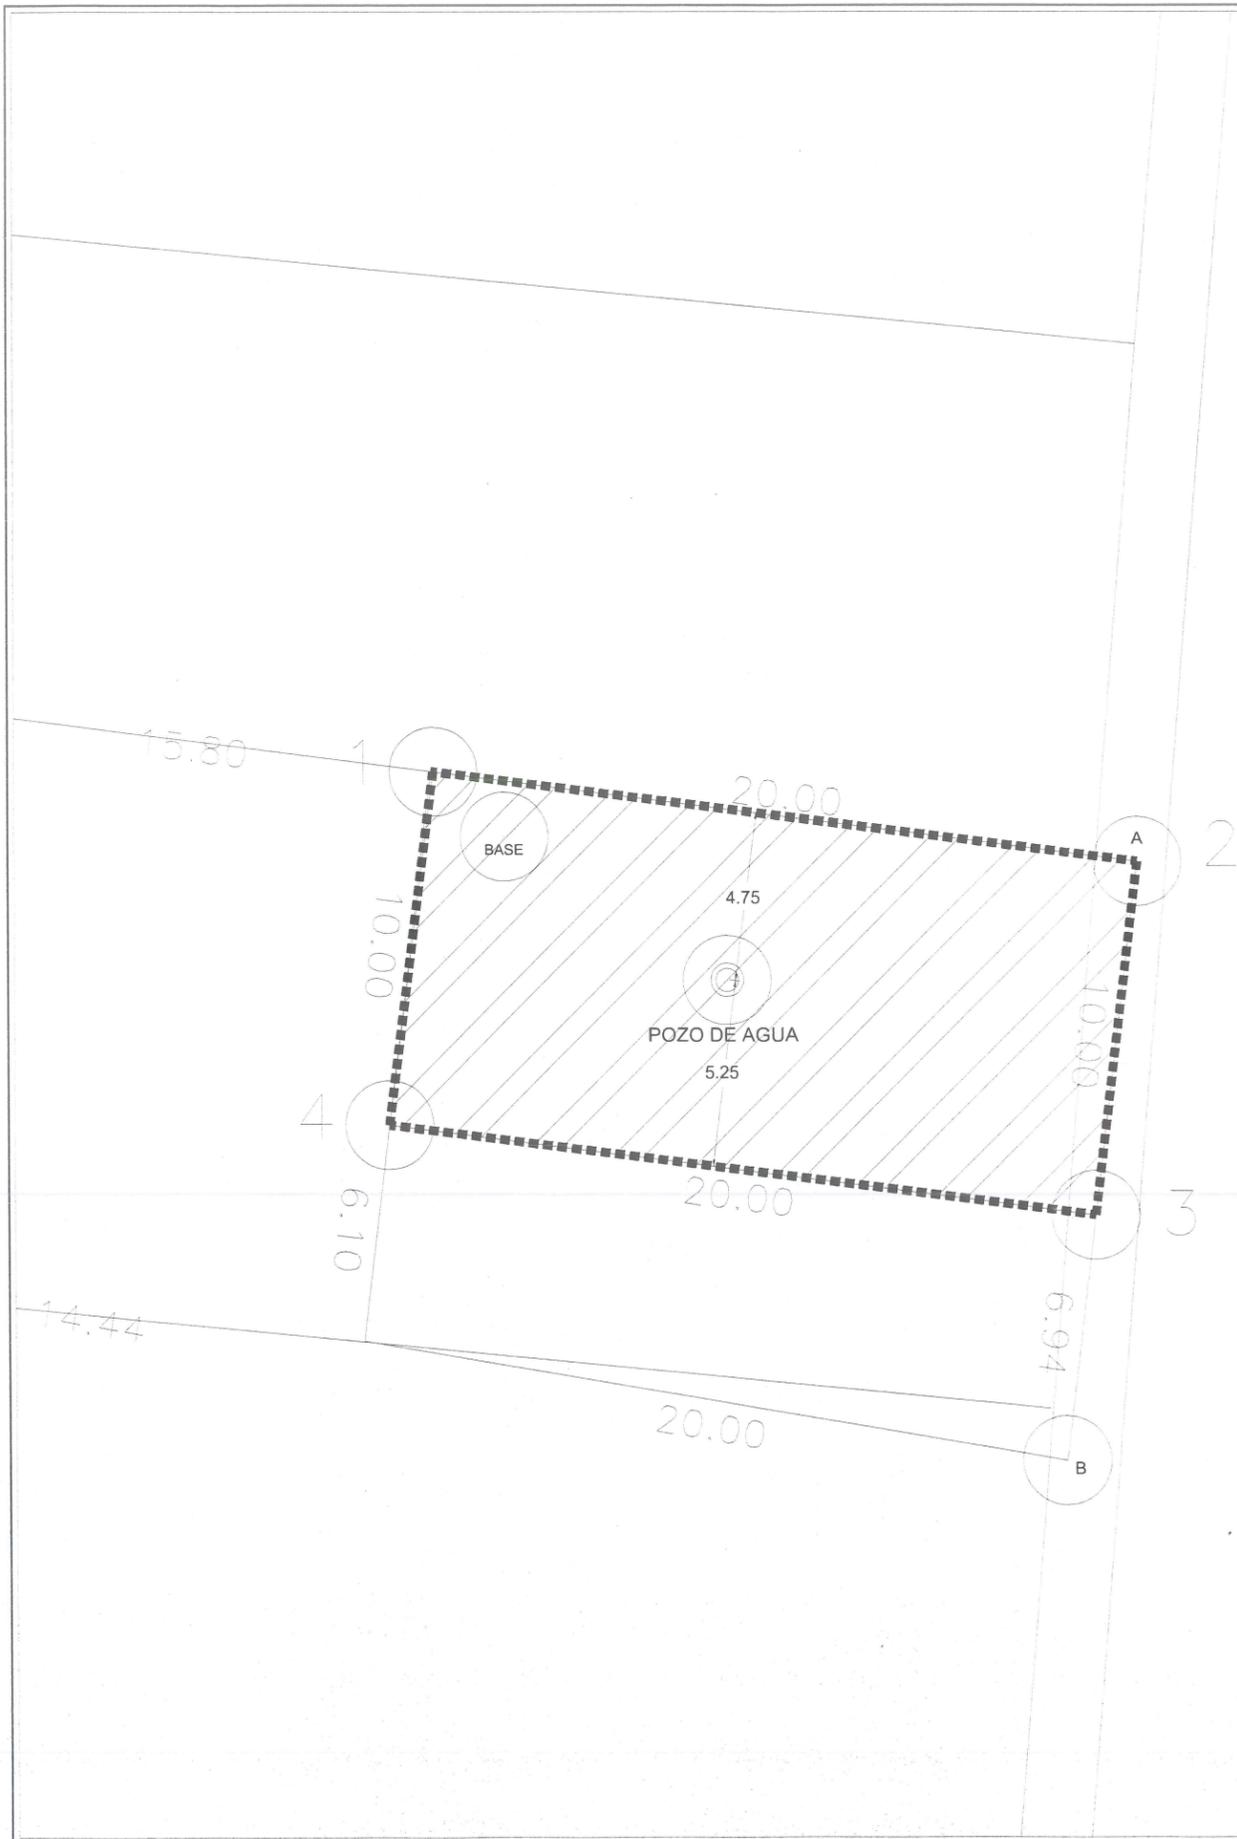

**ATRAQUES PARA PIEZAS ESPECIALES**  
SIN ESCALA

DIMENSIONES PARA ATRAQUES DE CONCRETO					
Ø NOMINAL DE LA PIEZA		ALTURA	LADO "A"	LADO "B"	VOLUMEN
milímetros	pulgadas	cm.	cm.	cm.	m3.
152	6	40	30	30	0.036

- NOTAS**
- 1.- LAS PIEZAS ESPECIALES DEBERAN ESTAR ALINEADAS Y NIVELADAS ANTES DE COLOCAR LAS ATRAQUES LOS CUALES QUEDARAN PERFECTAMENTE APOYADOS AL FONDO Y PARED DE LA ZANJA.
  - 2.- LOS ATRAQUES DEBERAN COLOCARSE EN TODOS LOS CASOS ANTES DE HACER LA PRUEBA HIDROSTATICA DE LAS TUBERIAS
  - 3.- LOS ATRAQUES SE USARAN EXCLUSIVAMENTE PARA TUBERIAS ALOJADAS EN ZANJAS (PRESIONES DE TRABAJO MENORES DE 7Kg/cm2)



**DIRECCION DE OBRAS PUBLICAS**

**Jocotepec**  
Gobierno Municipal  
H. AYUNTAMIENTO CONSTITUCIONAL DE JOCOTEPEC, JAL.  
2021 - 2024  
DIRECCION DE OBRAS PUBLICAS

---

LEVANTAMIENTO DEL AREA DEL POZO DE AGUA (EL CHANTE) Y LINEA DE LLENADO AL DEPOSITO DE AGUA, DELEGACION DE EL CHANTE, EN EL MUNICIPIO DE JOCOTEPEC, JALISCO.

---

UBICACION

MUNICIPIO DE JOCOTEPEC

---

AREA A CONSTRUIR

200.00 m2

---

PROYECTO

DELIMITACION PERIMETRAL, CASETA DE CONTROL Y CLORACION, EQUIPAMIENTO, ELECTRIFICACION Y LINEA DE LLENADO DEL POZO DE AGUA EN EL CHANTE AL HASTA EL DEPOSITO DE AGUA

---

LOCALIDAD

DELEGACION DE EL CHANTE

---

CONTENIDO

LINEA DE LLENADO AL DEPOSITO

---

PRESIDENTE MUNICIPAL

LIC. JOSÉ MIGUEL GÓMEZ LÓPEZ

DIRECTOR DE OBRAS PÚBLICAS

C. IMELDA KARINA PÉREZ GONZÁLEZ

TESORERO MUNICIPAL

L.C.P. BERTHA MARCELA GÓNGORA JIMÉNEZ

SINDICO MUNICIPAL

LIC. CARLOS ALBERTO ZUÑIGA CHACÓN

---

OBRA

DELIMITACION PERIMETRAL, CASETA DE CONTROL Y CLORACION, EQUIPAMIENTO, ELECTRIFICACION Y LINEA DE LLENADO DEL POZO DE AGUA EL CHANTE HASTA EL DEPOSITO DE AGUA

---

SIN ESCALA	<b>L-8</b>
FECHA	NOVIEMBRE 2022

---

CALLE HIDALGO SUR, No. 181C, COL. CENTRO C.P. 45800  
TELÉFONO: (01 387) 7832470 EXT. 114

---

ARQ. DVV      REVISOR ARQ. FSS

ROTA DE ARCHIVO      POZO DE AGUA EL CHANTE.dwg

---

H. AYUNTAMIENTO CONSTITUCIONAL DE JOCOTEPEC, JAL.  
2021 - 2024




### Jocotepec

Gobierno Municipal  
H. AYUNTAMIENTO  
CONSTITUCIONAL DE JOCOCTEPEC, JAL.  
2021 - 2024  
DIRECCIÓN DE OBRAS PÚBLICAS

LEVANTAMIENTO DEL ÁREA DEL POZO DE AGUA, EL CHANTE Y LÍNEA DE LLENADO AL DEPOSITO DE AGUA, DELEGACIÓN DE EL CHANTE, EN EL MUNICIPIO DE JOCOCTEPEC, JALISCO.

#### UBICACIÓN

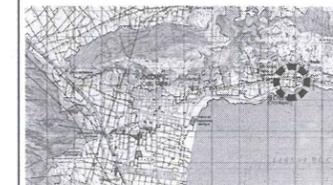

MUNICIPIO DE JOCOCTEPEC

#### ÁREA A CONSTRUIR

200.00 m<sup>2</sup>

#### PROYECTO

DELIMITACIÓN PERIMETRAL, CASETA DE CONTROL Y CLORACIÓN, EQUIPAMIENTO, ELECTRIFICACIÓN Y LÍNEA DE LLENADO DEL POZO DE AGUA EN EL CHANTE AL HASTA EL DEPOSITO DE AGUA

#### LOCALIDAD

DELEGACIÓN DE EL CHANTE

#### CONTENIDO

LOCALIZACIÓN EN GOOGLE

#### PRESIDENTE MUNICIPAL

LIC. JOSÉ MIGUEL GÓMEZ LÓPEZ

#### DIRECTOR DE OBRAS PÚBLICAS

C. IMELDA KARINA PÉREZ GONZÁLEZ

#### TESORERO MUNICIPAL

L.C.P. BERTHA MARCELA GÓNGORA JIMÉNEZ

#### SÍNDICO MUNICIPAL

LIC. CARLOS ALBERTO ZUÑIGA CHACÓN

#### OBRA

DELIMITACIÓN PERIMETRAL, CASETA DE CONTROL Y CLORACIÓN, EQUIPAMIENTO, ELECTRIFICACIÓN Y LÍNEA DE LLENADO DEL POZO DE AGUA EL CHANTE HASTA EL DEPOSITO DE AGUA

SIN ESCALA

FECHA  
NOVIEMBRE 2022

L-9

CALLE HIDALGO SUR, No. 187C, COL. CENTRO C.P. 45800  
TELÉFONO: (01 387) 7532470 EXT.114

DIRECCION DE OBRAS PUBLICAS

DIBUJO ARQ. DVV

REVISÓ ARQ. FSS

RUTA DE ARCHIVO

POZO DE AGUA EL CHANTE.dwg

H. AYUNTAMIENTO  
CONSTITUCIONAL DE JOCOCTEPEC, JAL.  
2021 - 2024