


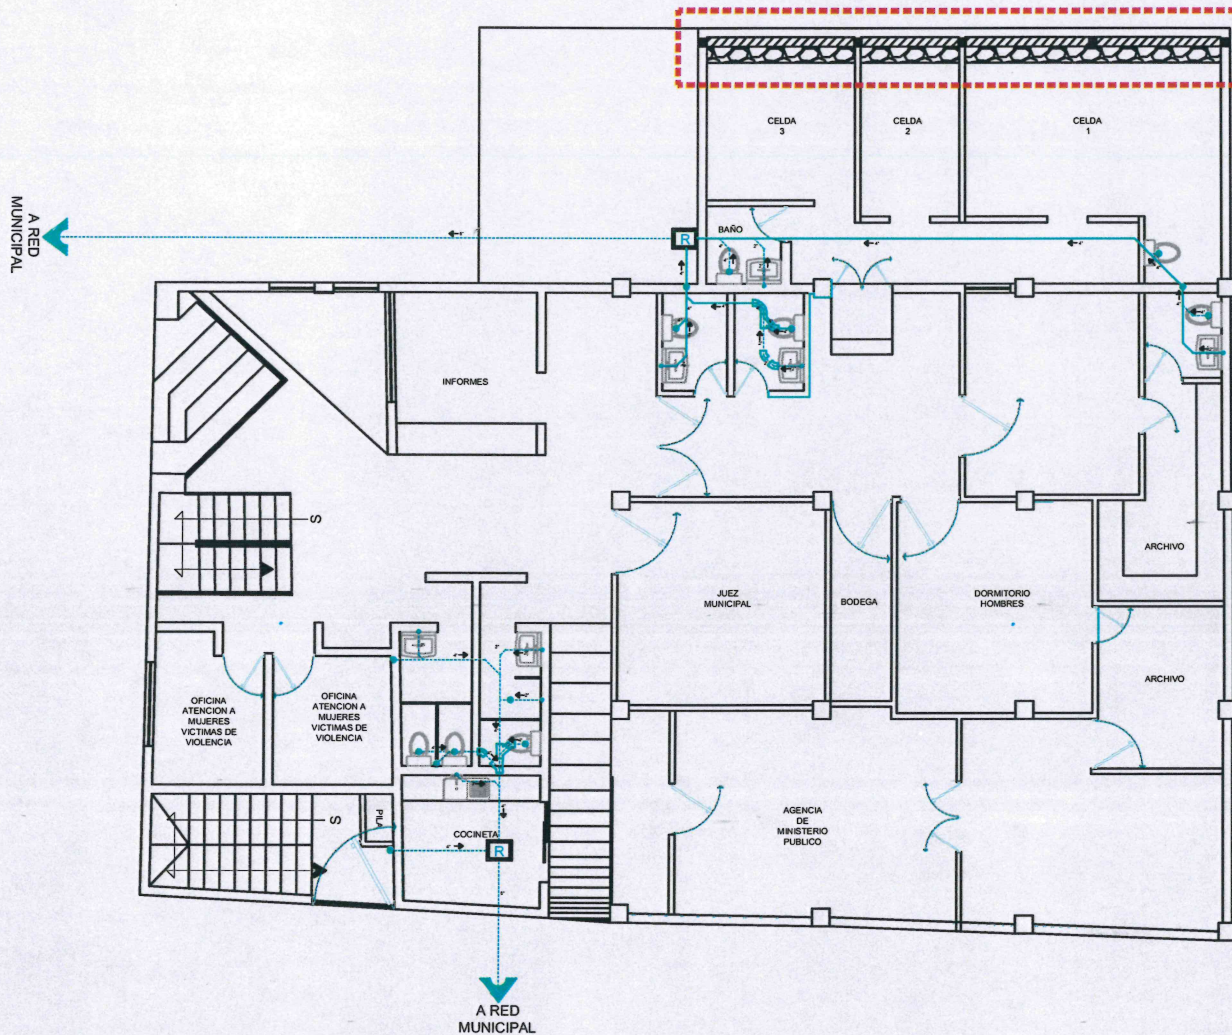

PLANTA BAJA

INSTALACIÓN SANITARIA



INFRAESTRUCTURA GUSEV SA DE CV
RFC: GGU220429CIB7



REMEDIACIÓN DE LAS INSTALACIONES DE LA COMANDANCIA MUNICIPAL DE JOCOTEPEC, JAL.

UBICACIÓN



ÁREA A CONSTRUIR

PROYECTO
REMEDIACIÓN DE LAS INSTALACIONES DE LA COMANDANCIA MUNICIPAL DE JOCOTEPEC, JAL.

LOCALIDAD
CABECERA MUNICIPAL DE JOCOTEPEC

CONTENIDO
INSTALACIÓN SANITARIA Y OBRA CIVIL MURO CELDAS PLANTA BAJA

[Signature]
DIEGO HERNÁNDEZ HERNÁNDEZ

OBRA
REMEDIACIÓN DE LAS INSTALACIONES DE LA COMANDANCIA MUNICIPAL DE JOCOTEPEC, JAL.

ESCALA 1:400

LÁMINA
01


FECHA
MAYO DEL 2024

PROYECTO
REMEDIACIÓN DE LAS INSTALACIONES DE LA COMANDANCIA MUNICIPAL DE JOCOTEPEC, JAL.

DIBUJO
RUTA DE ARCHIVO

COMANDANCIA, JAL.



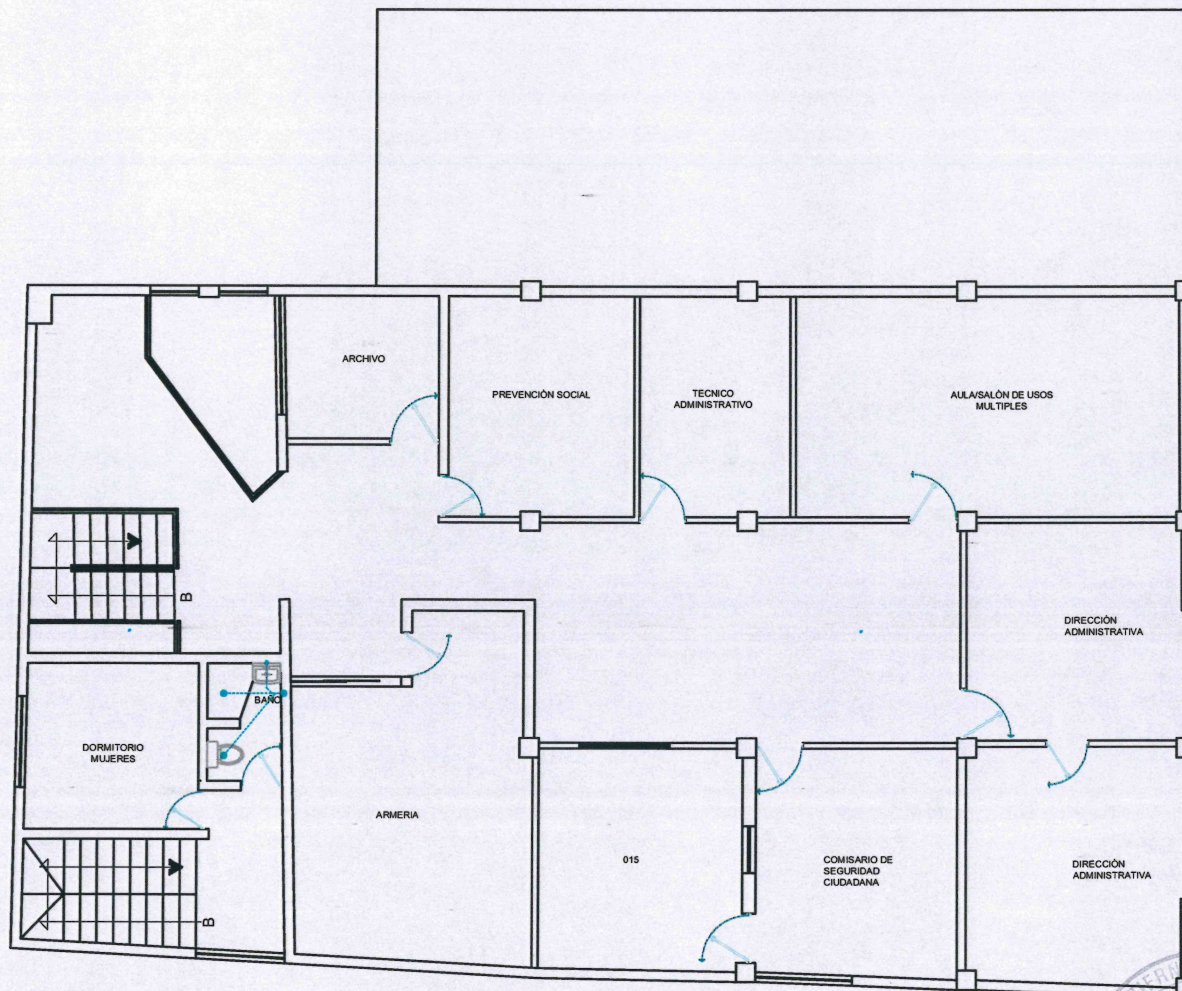

PLANTA ALTA

INFRAESTRUCTURA GUSEV SA DE CV
RFC: 3047220420C375



REMEDIACIÓN DE LAS INSTALACIONES DE LA COMANDANCIA MUNICIPAL DE JOCOTEPEC, JAL.

UBICACIÓN



ÁREA A CONSTRUIR

PROYECTO
REMEDIACIÓN DE LAS INSTALACIONES DE LA COMANDANCIA MUNICIPAL DE JOCOTEPEC, JAL.

LOCALIDAD
CABECERA MUNICIPAL DE JOCOTEPEC

CONTENIDO
INSTALACION SANITARIA PLANTA ALTA

[Signature]
JOSE HERNANDEZ HERNANDEZ

OBRA
REMEDIACIÓN DE LAS INSTALACIONES DE LA COMANDANCIA MUNICIPAL DE JOCOTEPEC, JAL.

ESCALA 1:400


LÁMINA

FECHA
MAYO DEL 2024


02

ANEXO TECNICO CON CONTRATACION
ECONOMICA DE OBRAS DE REMEDIACION
COMANDO MUNICIPAL DE JOCOTEPEC, JAL.

DIBUJO
REVISÓ
RUTA DE ARCHIVO
COMANDANCIA 2024

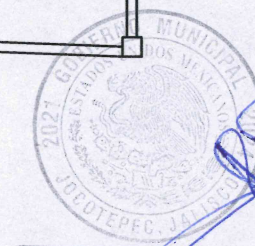

DIRECCION DE
OBRAS PUBLICAS

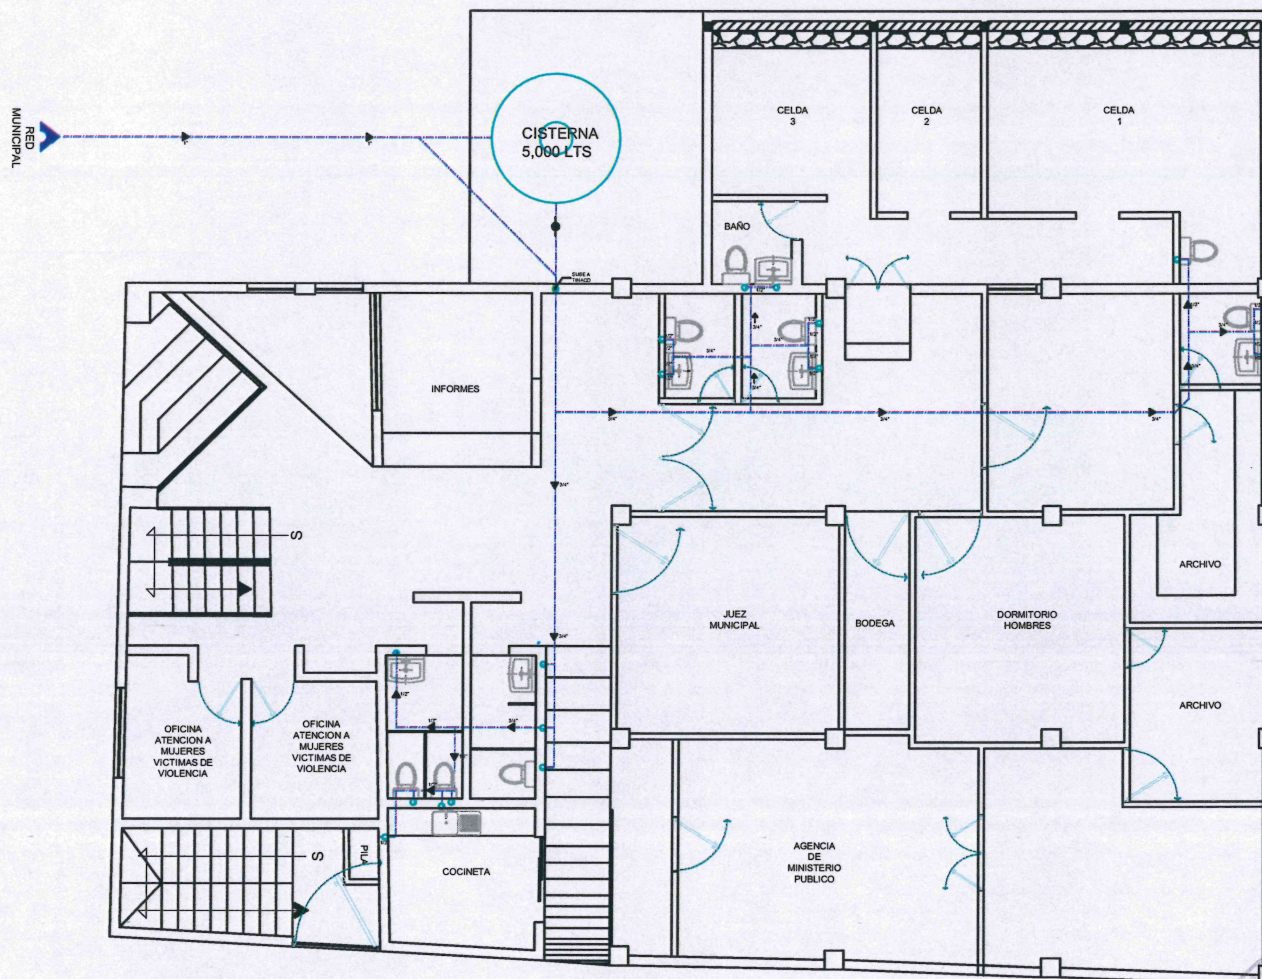

PLANTA BAJA INSTALACIÓN HIDRAULICA

INFRAESTRUCTURA GUSEV SA DE CV
RFC: G01280429C37



REMEDIACIÓN DE LAS INSTALACIONES DE LA COMANDANCIA MUNICIPAL DE JOCOTEPEC, JAL.

UBICACIÓN



ÁREA A CONSTRUIR

PROYECTO
REMEDIACIÓN DE LAS INSTALACIONES DE LA COMANDANCIA MUNICIPAL DE JOCOTEPEC, JAL.

LOCALIDAD
CABECERA MUNICIPAL DE JOCOTEPEC

CONTENIDO
INSTALACIÓN HIDRAULICA PLANTA BAJA

[Signature]
OSCAR FERNÁNDEZ HERNÁNDEZ

OBRA
REMEDIACIÓN DE LAS INSTALACIONES DE LA COMANDANCIA MUNICIPAL DE JOCOTEPEC, JAL.

ESCALA 1:400

LÁMINA

FECHA
MAYO DEL 2024

03

PROYECTO
REMEDIACIÓN DE LAS INSTALACIONES DE LA COMANDANCIA MUNICIPAL DE JOCOTEPEC, JAL.

DIBUJO
RUTA DE ARCHIVO


COMANDANCIA, JAL.





DIRECCION DE
OBRAS PUBLICAS

-  SALIDA INTER
-  LAMPARA INCANDESCENTE
-  APAGADOR SENCILLO
-  CONTACTO SENCILLO
-  CONTACTO DE PISO
-  APAGADOR DE ESCALERA
-  REGULADOR DE VENTILADOR
-  CENTRO DE CARGA
-  VENTILADOR DE TECHO

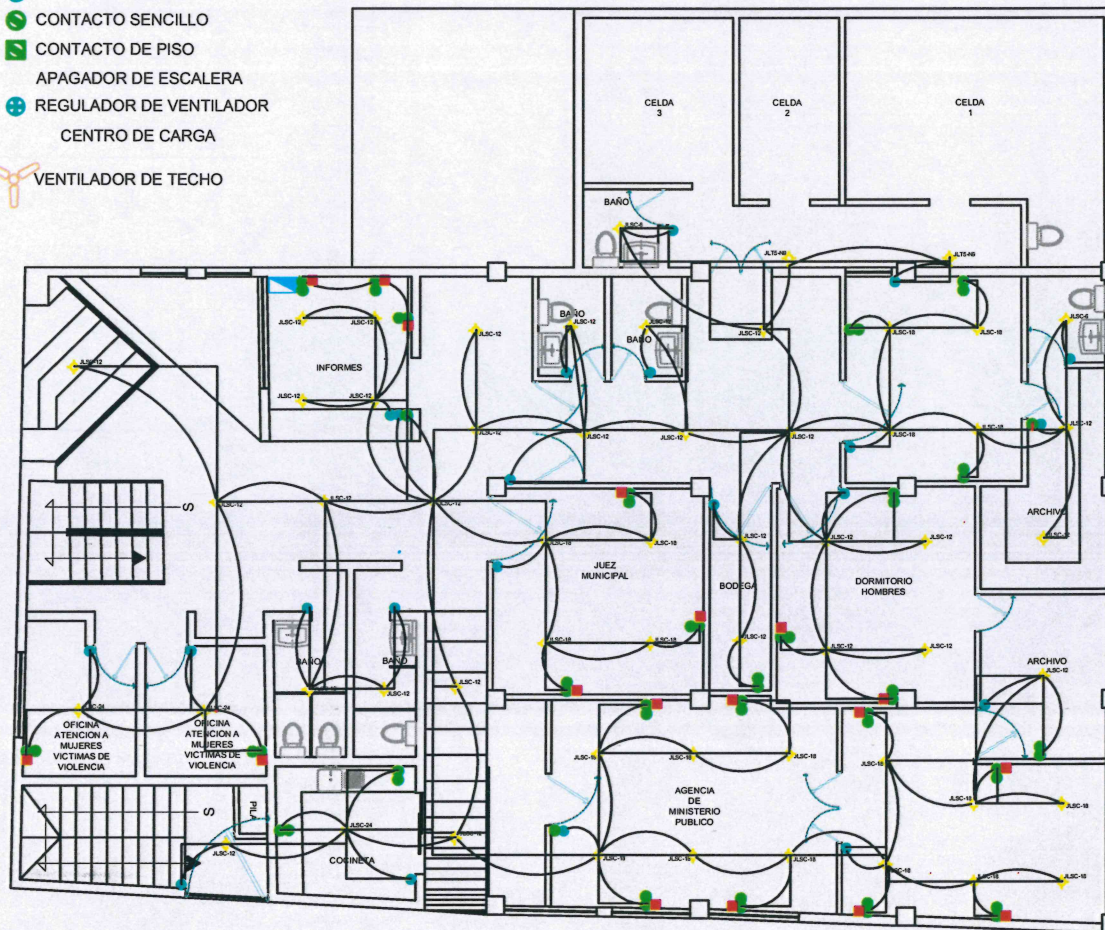

PLANTA BAJA

INSTALACIÓN ELECTRICA



INFRAESTRUCTURA GUSEV SA DE CV
RFC: 801-220-828C187



REMODELACION DE LAS INSTALACIONES DE LA COMANDANCIA
MUNICIPAL DE JOCOTEPEC, JAL.

UBICACIÓN



ÁREA A CONSTRUIR

PROYECTO
REMODELACION DE LAS INSTALACIONES DE LA COMANDANCIA
MUNICIPAL DE JOCOTEPEC, JAL.

LOCALIDAD
CABECERA MUNICIPAL DE JOCOTEPEC

CONTENIDO
INSTALACION ELECTRICA PLANTA BAJA


OSCAR HERNANDEZ HERNANDEZ

OBRA
REMODELACION DE LAS INSTALACIONES DE LA COMANDANCIA
MUNICIPAL DE JOCOTEPEC, JAL.

ESCALA 1:400

LÁMINA


FECHA
MAYO DEL 2024

05


MICHELLE LÓPEZ VILLALBA Y CORTIJA
LICENCIADA EN DISEÑO Y PLANEACIÓN
CIUDAD DE GUAYMAS, SONORA

DIBUJO
RUTA DE ARCHIVO

COMANDANCIA, JAL.

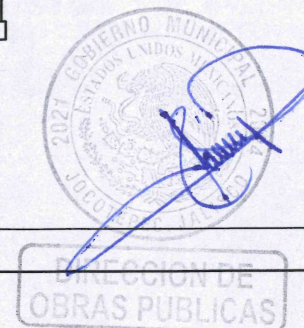

-  SALIDA INTER
-  LAMPARA INCANDESCENTE
-  APAGADOR SENCILLO
-  CONTACTO SENCILLO
-  CONTACTO DE PISO
-  APAGADOR DE ESCALERA
-  REGULADOR DE VENTILADOR
-  CENTRO DE CARGA
-  VENTILADOR DE TECHO

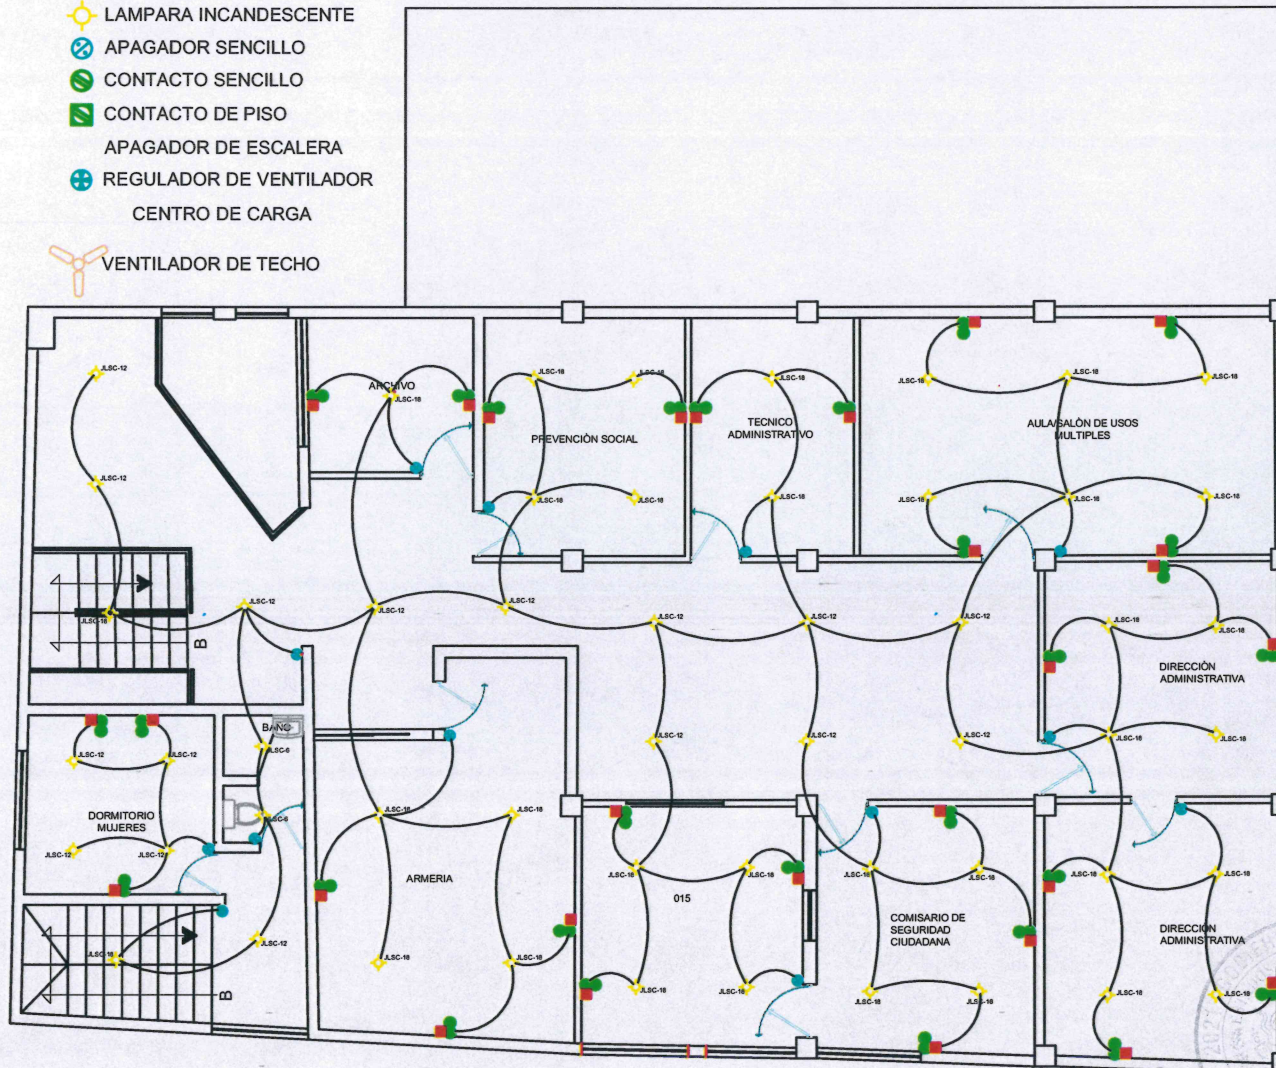

PLANTA ALTA

INFRAESTRUCTURA GUSEV SA DE CV
R.C. 167220429317



REMEDIACIÓN DE LAS INSTALACIONES DE LA COMANDANCIA
MUNICIPAL DE JOCOTEPEC, JAL.

UBICACIÓN



ÁREA A CONSTRUIR

PROYECTO
REMEDIACIÓN DE LAS INSTALACIONES DE LA COMANDANCIA
MUNICIPAL DE JOCOTEPEC, JAL.

LOCALIDAD
CABECERA MUNICIPAL DE JOCOTEPEC

CONTENIDO
INSTALACIÓN ELÉCTRICA PLANTA ALTA


CESAR HERNANDEZ HERNANDEZ

OBRA
REMEDIACIÓN DE LAS INSTALACIONES DE LA COMANDANCIA
MUNICIPAL DE JOCOTEPEC, JAL.

ESCALA 1:400

LÁMINA

FECHA
MAYO DEL 2024


06

ADQUISICIÓN DE LOS DISEÑOS
Y ELABORACIÓN DE LOS PLANOS
DE LA OBRA DE REMEDIACIÓN DE LAS
INSTALACIONES DE LA COMANDANCIA
MUNICIPAL DE JOCOTEPEC, JAL.

DISEÑO REVISÓ


FECHA DE ARCHIVO COMANDANCIA, Jalisco

DIRECCIÓN DE
OBRAS PÚBLICAS

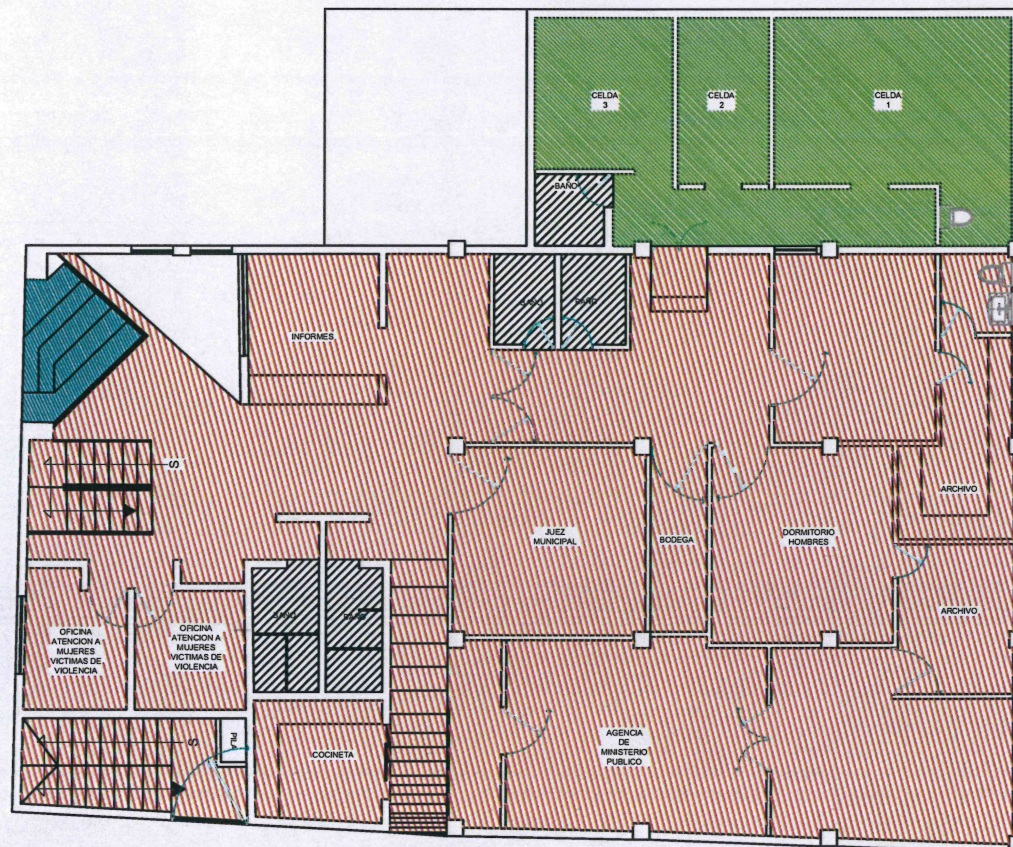

PLANTA BAJA PISOS

-  ACABADO PIEDRA LAVADA
-  PISO CERÁMICO STAR LAMOSA DE 33 X 33 CM
-  MURO VERONA 20X30 BLANCO LAMOSA
-  PISO ALDER 20X20 BLANCO LAMOSA
-  PISO CONCRETO PULIDO

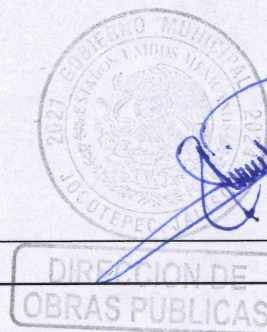

INFRAESTRUCTURA GUSEV SA DE CV
RFC: GUC228429CH2



REMEDIACION DE LAS INSTALACIONES DE LA COMANDANCIA
MUNICIPAL DE JOCOTEPEC, JAL.

UBICACIÓN



ÁREA A CONSTRUIR

PROYECTO
REMEDIACION DE LAS INSTALACIONES DE LA COMANDANCIA
MUNICIPAL DE JOCOTEPEC, JAL.

LOCALIDAD
CABECERA MUNICIPAL DE JOCOTEPEC

CONTENIDO
RECUBRIMIENTO PISOS PLANTA BAJA


OSCAR HERNÁNDEZ HERNÁNDEZ

OBRA
REMEDIACION DE LAS INSTALACIONES DE LA COMANDANCIA
MUNICIPAL DE JOCOTEPEC, JAL.

ESCALA 1:400

LÁMINA


FECHA
MAYO DEL 2024

07

PROYECTO
REMEDIACION DE LAS INSTALACIONES DE LA COMANDANCIA
MUNICIPAL DE JOCOTEPEC, JAL.

DISEÑO
REVISADO

RUTA DE ARCHIVO
COMANDANCIA, JAL.

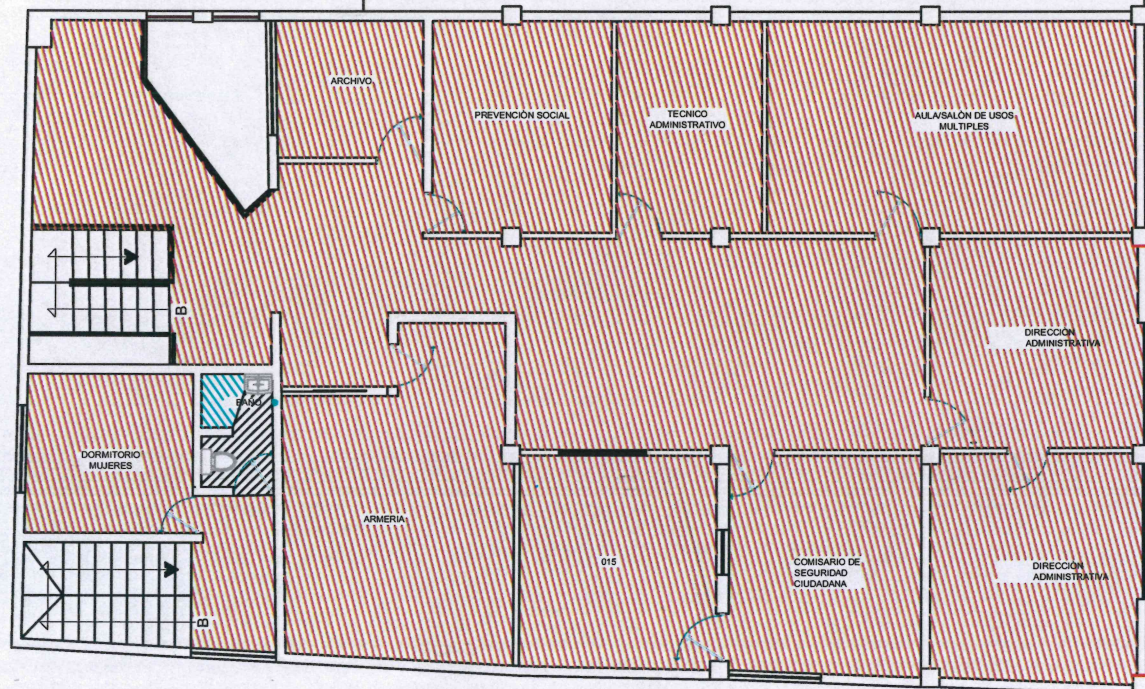

PLANTA ALTA

-  ACABADO PIEDRA LAVADA
-  PISO CERÁMICO STAR LAMOSA DE 33 X 33 CM
-  MURO VERONA 20X30 BLANCO LAMOSA
-  PISO ALDER 20X20 BLANCO LAMOSA
-  PISO CONCRETO PULIDO

INFRAESTRUCTURA GUSEV SA DE CV
REG. IGUTEDMEX 117



REMEDIACIÓN DE LAS INSTALACIONES DE LA COMUNIDAD
MUNICIPAL DE JOCOTEPEC, JAL.

UBICACIÓN



ÁREA A CONSTRUIR

PROYECTO
REMEDIACIÓN DE LAS INSTALACIONES DE LA COMUNIDAD
MUNICIPAL DE JOCOTEPEC, JAL.

LOCALIDAD
CABECERA MUNICIPAL DE JOCOTEPEC

CONTENIDO
RECUBRIMIENTO PISOS PLANTA ALTA


OSCAR HERNÁNDEZ HERNÁNDEZ

OBRA
REMEDIACIÓN DE LAS INSTALACIONES DE LA COMUNIDAD
MUNICIPAL DE JOCOTEPEC, JAL.

ESCALA 1:400

LÁMINA


FECHA
MAYO DEL 2024


08

MICHELLE GONZÁLEZ COSTILLA
LICENCIADA EN ARQUITECTURA
CARRERA DE ARQUITECTURA

GRUPO
COMUNICACIÓN

RUTA DE ARCHIVO
COMUNICACIÓN

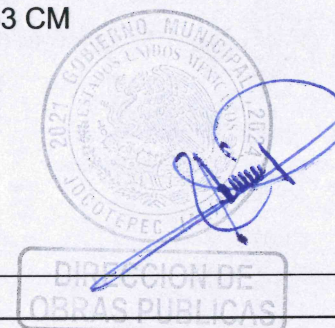

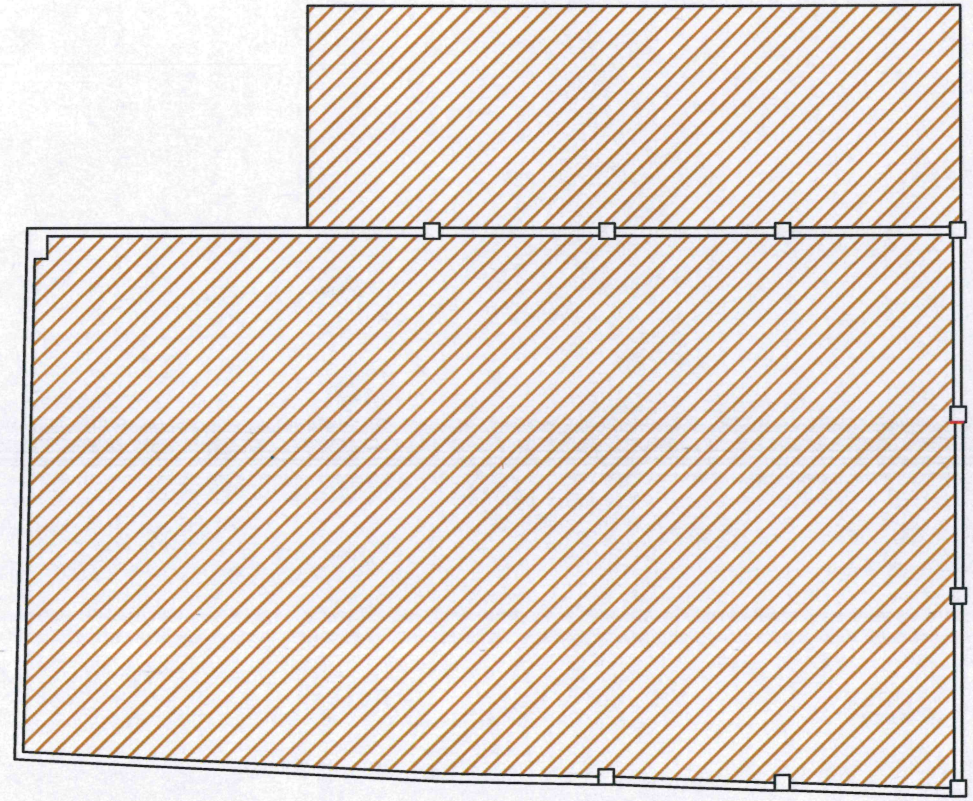

AZOTEA
IMPERMEABILIZANTE



IMPERMEABILIZACIÓN



INFRAESTRUCTURA GUSEV SA DE CV REG. IGU20409CB7	
	
REMODELACIÓN DE LAS INSTALACIONES DE LA COMANDANCIA MUNICIPAL DE JOCOTEPEC, JAL.	
UBICACIÓN	
	
ÁREA A CONSTRUIR	
PROYECTO REMODELACIÓN DE LAS INSTALACIONES DE LA COMANDANCIA MUNICIPAL DE JOCOTEPEC, JAL.	
LOCALIDAD CABECERA MUNICIPAL DE JOCOTEPEC	
CONTENIDO IMPERMEABILIZACIÓN AZOTEA	
 OSCAR HERNÁNDEZ HERNÁNDEZ	
OBRAS REMODELACIÓN DE LAS INSTALACIONES DE LA COMANDANCIA MUNICIPAL DE JOCOTEPEC, JAL.	
ESCALA 1:400	LÁMINA
FECHA MAYO DEL 2024	09
AUTORIZACIÓN DEL DISEÑO LUCIANO GARCÍA GARCÍA DISEÑO	
REVISOR	
RUTA DE ARCHIVO COMANDANCIA - 09	